

NOWDROG Usługi Projektowe - 12-110-02 Nowakowski
18-400 Łomża, ul. Wroclawska 31 A

Obiekt: ul. Długa i Pionierów w Pisz i Budownictwa

Adres: Pisz, ul. Długa i Pionierów


Opracowanie: PT MODERNIZACJI DRÓGI POWIATOWEJ NR 40252 - UL. PIONIERÓW I DŁUGA W PISZU - KANAŁ DESZCZOWY WRAZ Z WPUSTAMI

Tytuł rysunku: PROJEKT ZAGOSPODAROWANIA TERENU


Imię i nazwisko	Nr upr. proj. sekcji i inst. sanitarna	Data	Podpis
mgr inż. Krzysztof Duda	LOM-42	12.2004r.	
mgr inż. Wiesław Gliński	LOM-81	12.2004r.	
Faza: PT	Skala: 1:500	Nr rysunku: 1	Ark. 1

OZNACZENIA:

- proj. kanalizacja deszczowa o średnicy większej lub równej 600mm
- proj. kanalizacja deszczowa o średnicy mniejszej od 600mm
- proj. przykanalik z wpustem deszczowym
- proj. linia kablowa osw. drogowego ze słupami ośw.
- proj. nowa trasa kabli telefonicznych
- proj. przełożenie kanalizacji sanitarnej
- istniejące drzewa przeznaczane do wycięcia
- proj. hydrant

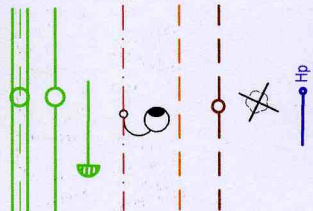

PROJEKT ZAGOSPODAROWANIA TERENU KANAŁ Z WPUSTAMI

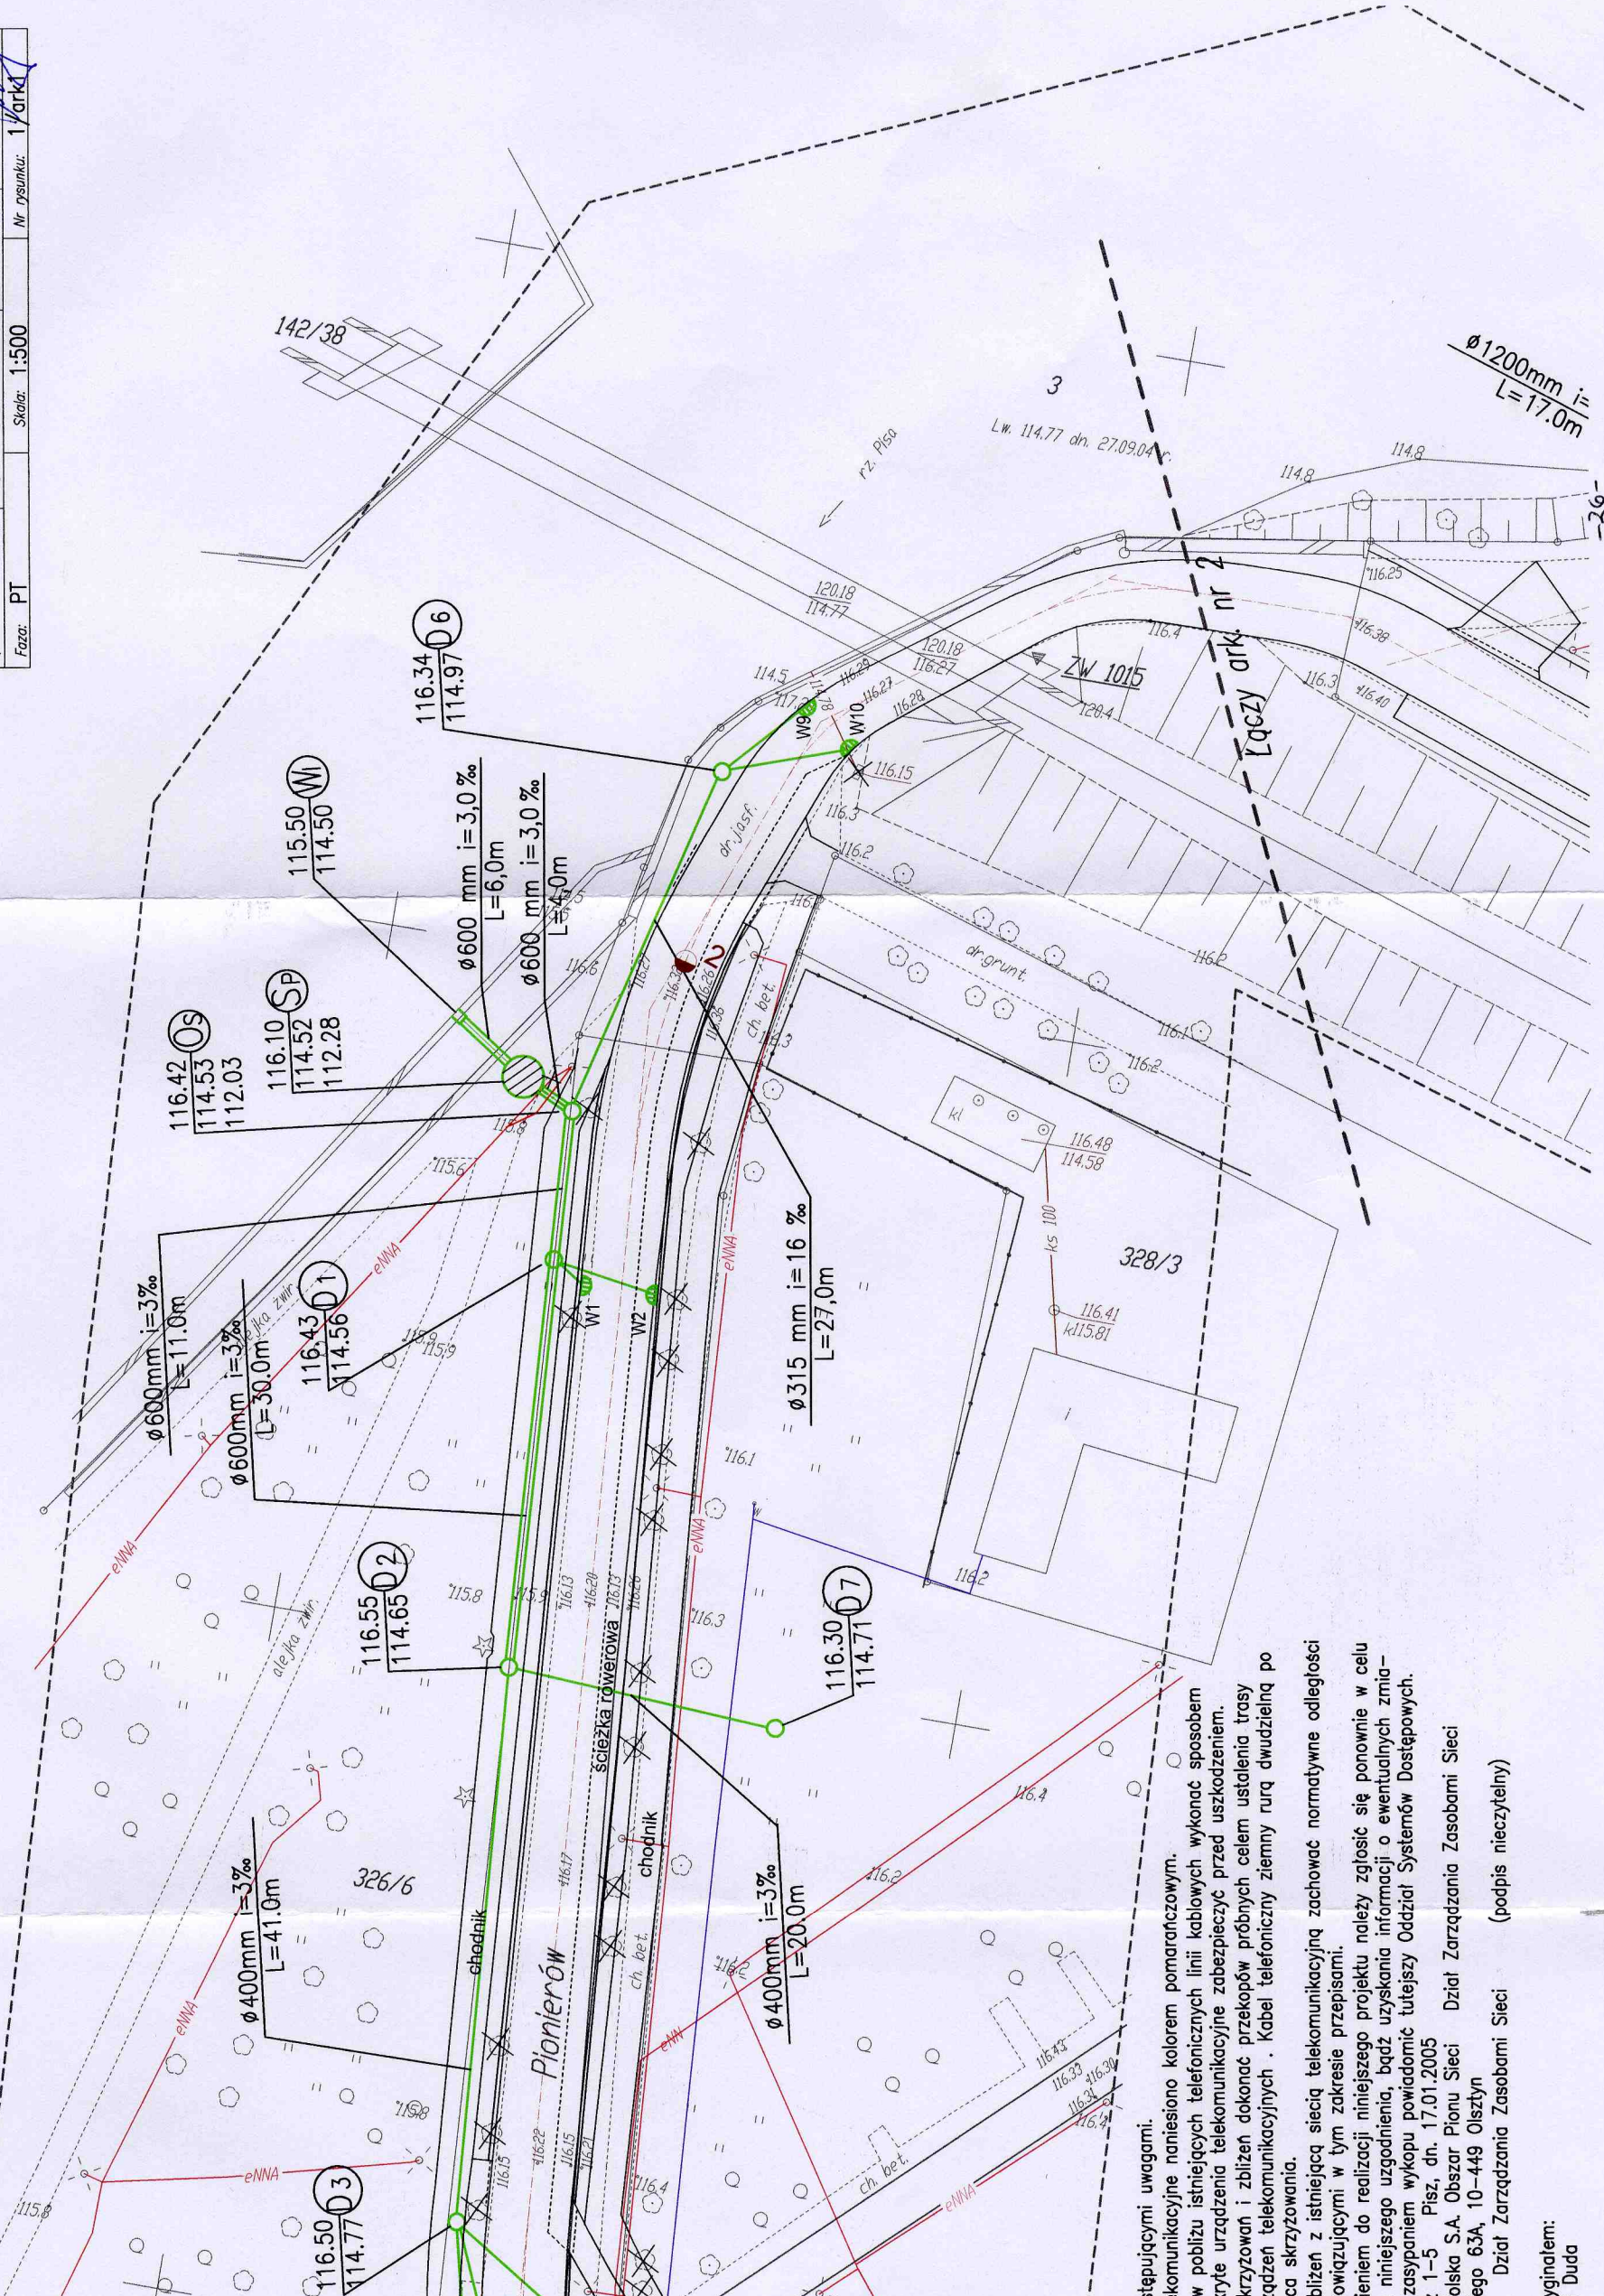

Wstępny projekt uwagami.
komunikacyjne naniesiono kolorem pomarańczowym.
w pobliżu istniejących telefonicznych linii kablowych wykonano sposobem
ryte urządzenia telekomunikacyjne zabezpieczyć przed uszkodzeniem.
krzyżowań i zbliżeń dokonano przekopów próbnych celem ustalenia trasy
rądzien telekomunikacyjnych. Kabel telefoniczny ziemny rurą dwudzielną po
ca skrzyżowania.
blizien z istniejącą siecią telekomunikacyjną zachować normatywne odległości
owiazującymi w tym zakresie przepisami.
niem do realizacji niniejszego projektu należy zgłosić się ponownie w celu
niniejszego uzgodnienia, bądź uzyskania informacji o ewentualnych zmia-
zasypianiem wykopu powiadomić tutejszy Oddział Systemów Dostępnych.
1-5 Pisz, dn. 17.01.2005
olska S.A. Obszar Pionu Sieci Dział Zarządzania Zasobami Sieci
ego 63A, 10-449 Olsztyn
Dział Zarządzania Zasobami Sieci (podpis nieczytelny)

Wginalam:
Duda