


Rzut dachu

A |

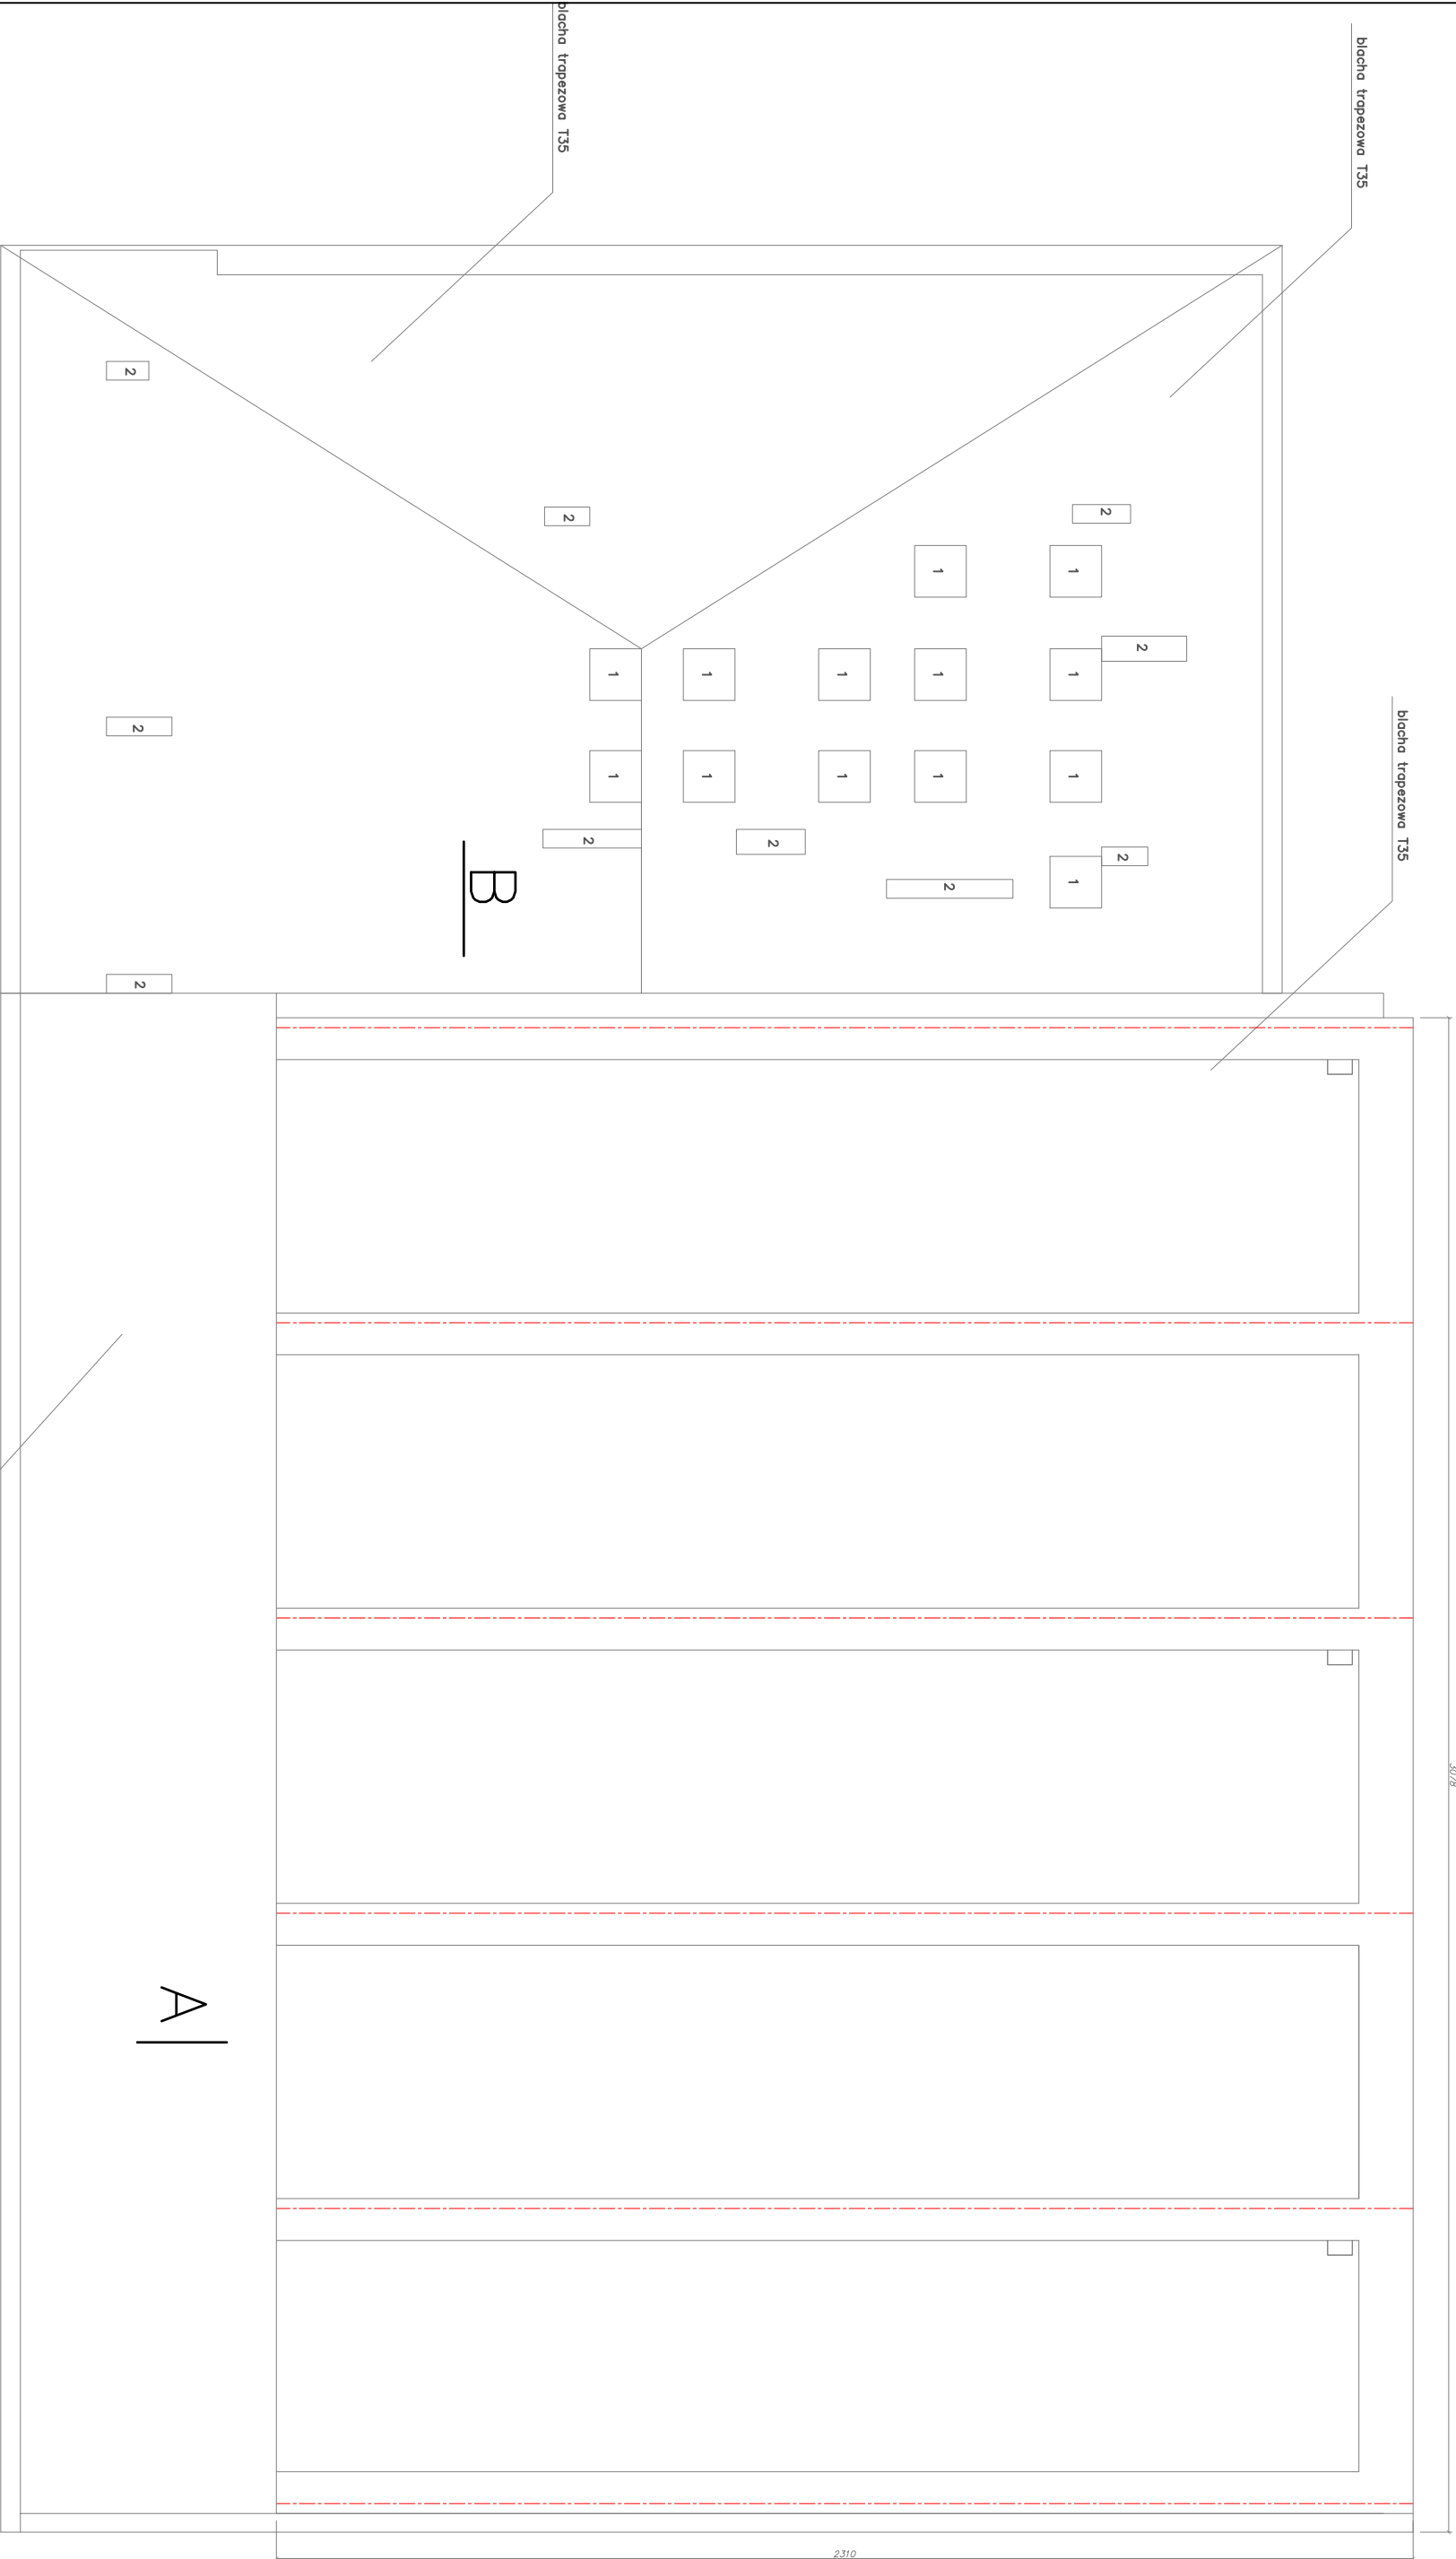

OBIĘKT	Remont pływalni miejskiej w Pisz		Nr rys.
ADRES	Pisz, ul. Kwiatowa		K-6
TEMAT RYS.	Inwentaryzacja-rzut dachu		Skala 1:100
BRANŻA	Konstrukcyjna		
PROJEKTOWAŁ			Podpis