


Rzut piwnic
skala 1:100

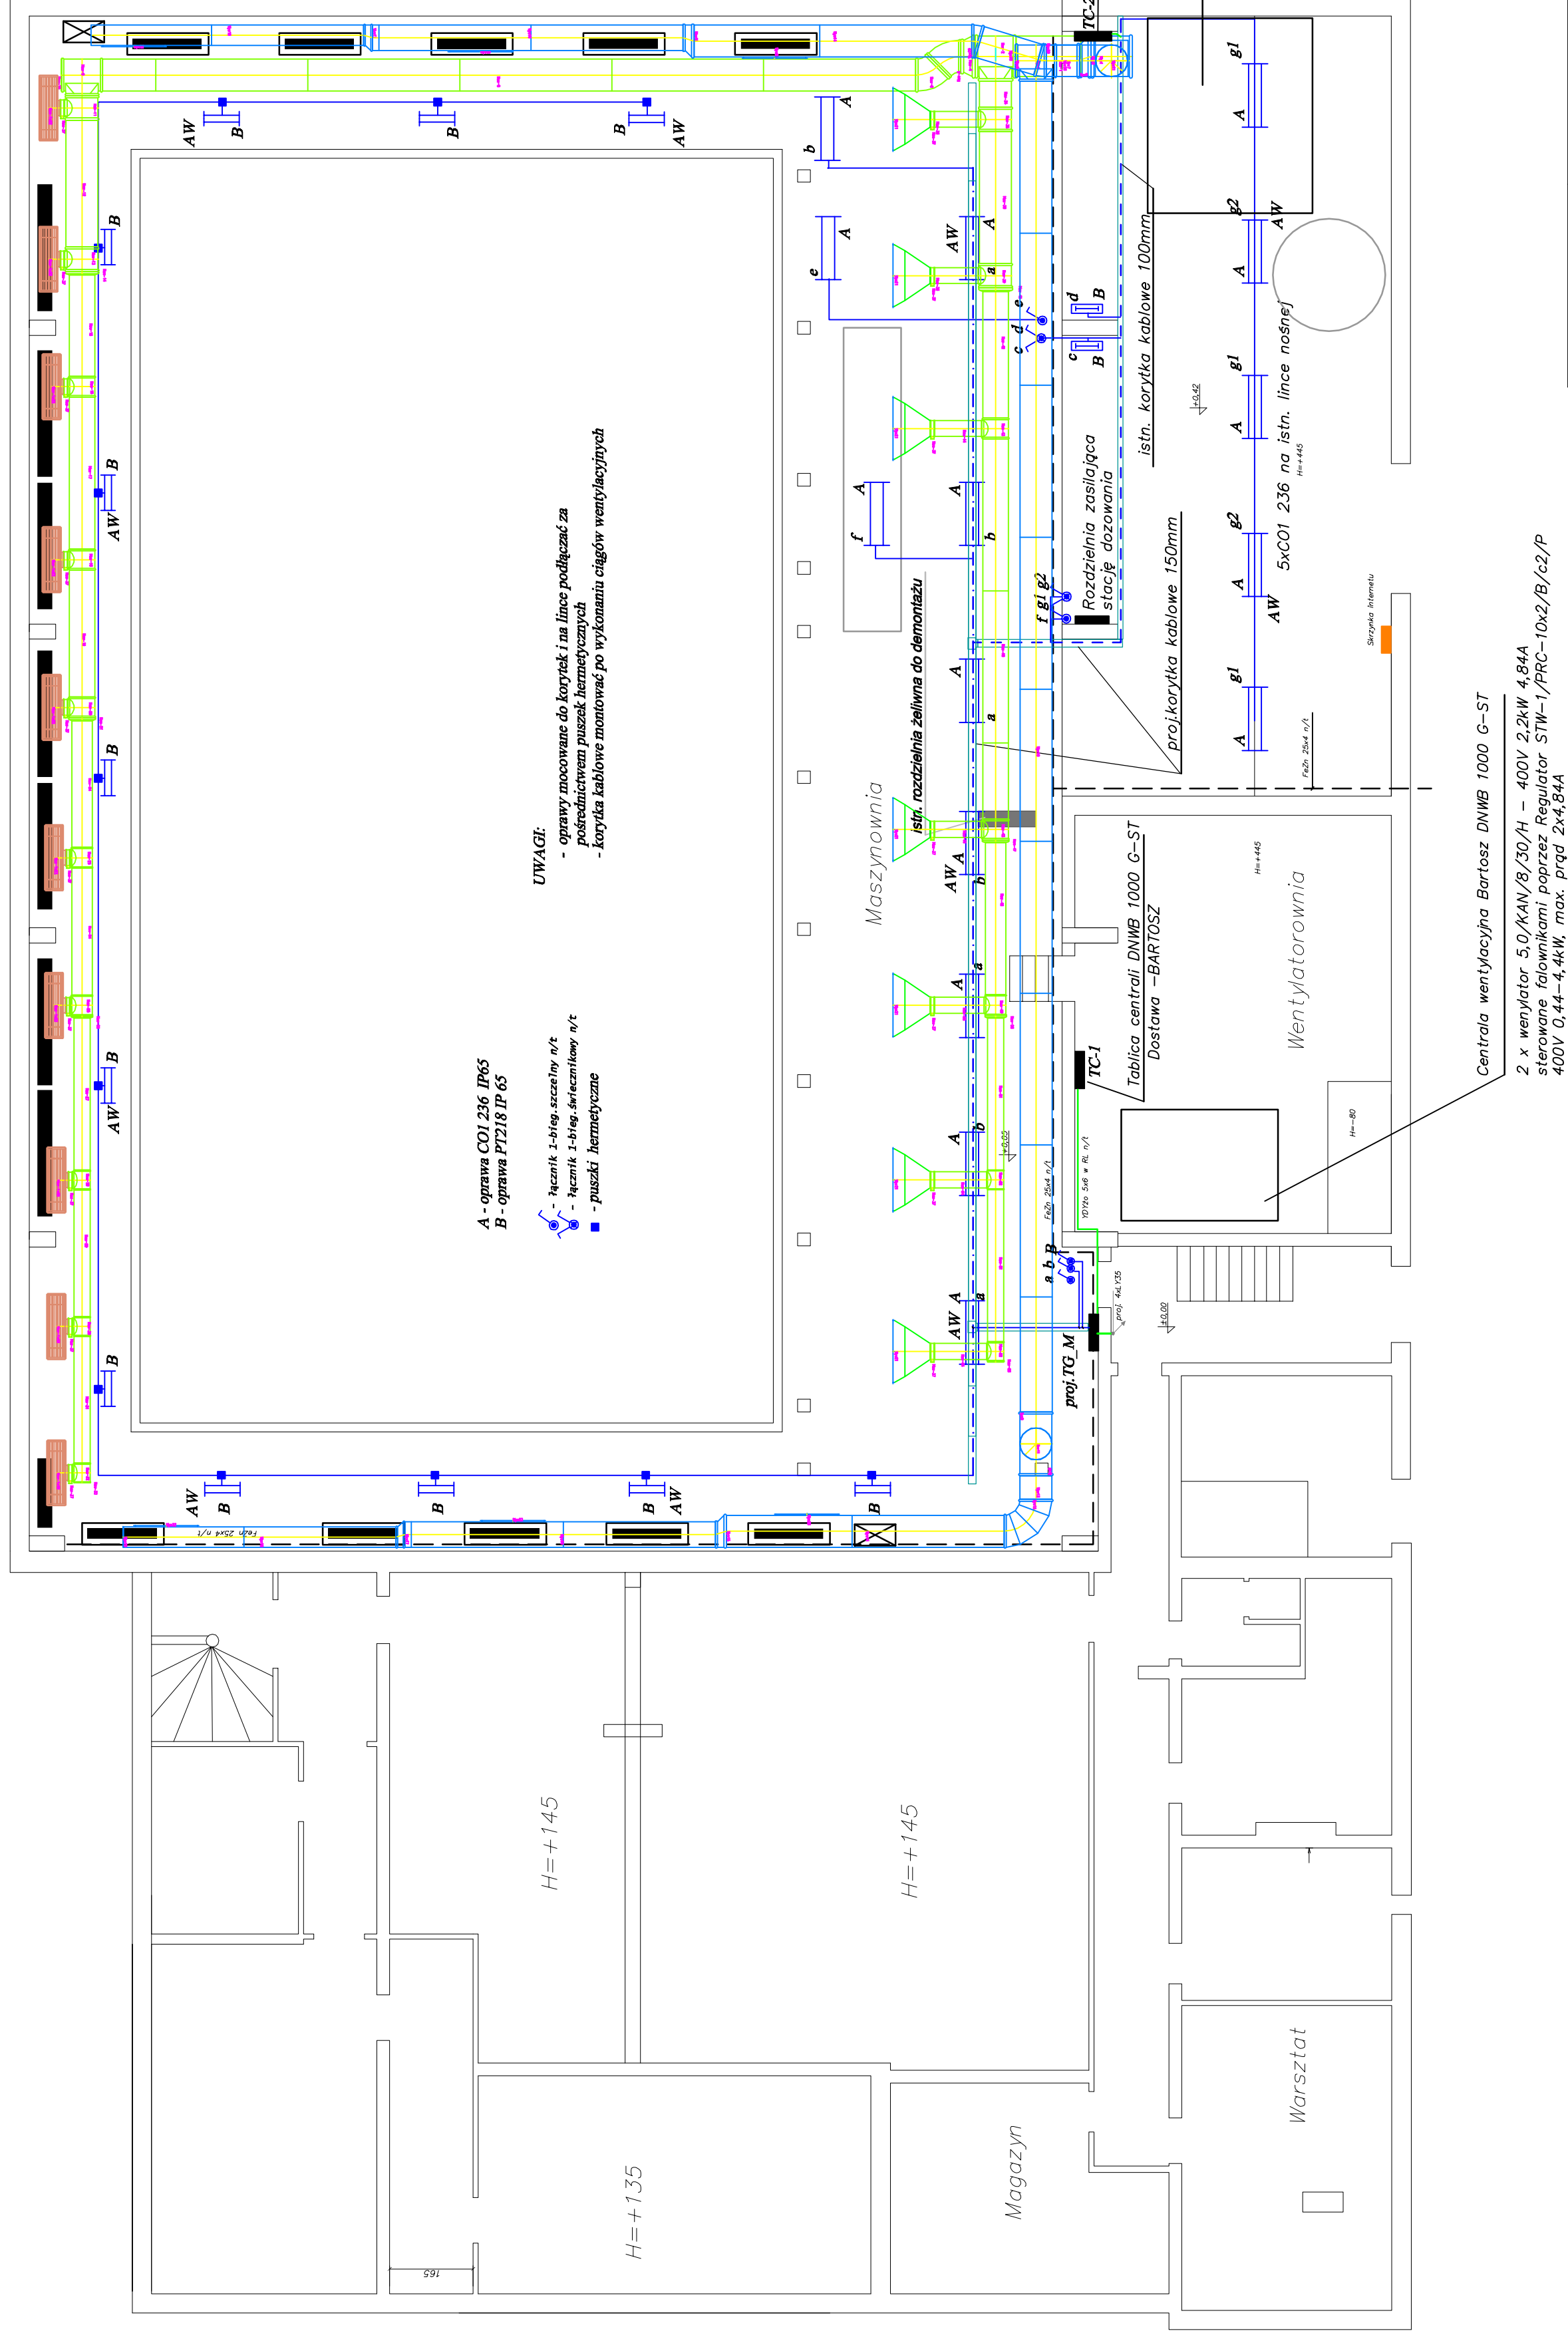

OBIEKT	Remont pływalni miejskiej w Pisz	Nr rys.
ADRES	Pisz, ul. Kwiatowa	E-2
TEMAT RYS.	Inst. elektryczne wewnętrzne- ośw.	Skala 1:100
BRANŻA	Elektryczna	
PROJEKTOWAŁ	mgr inż. Piotr Ciotrowski	Podpis
SPRAWDZIŁ		Podpis