


Wg rys.
(wentylacja obiektu 14)

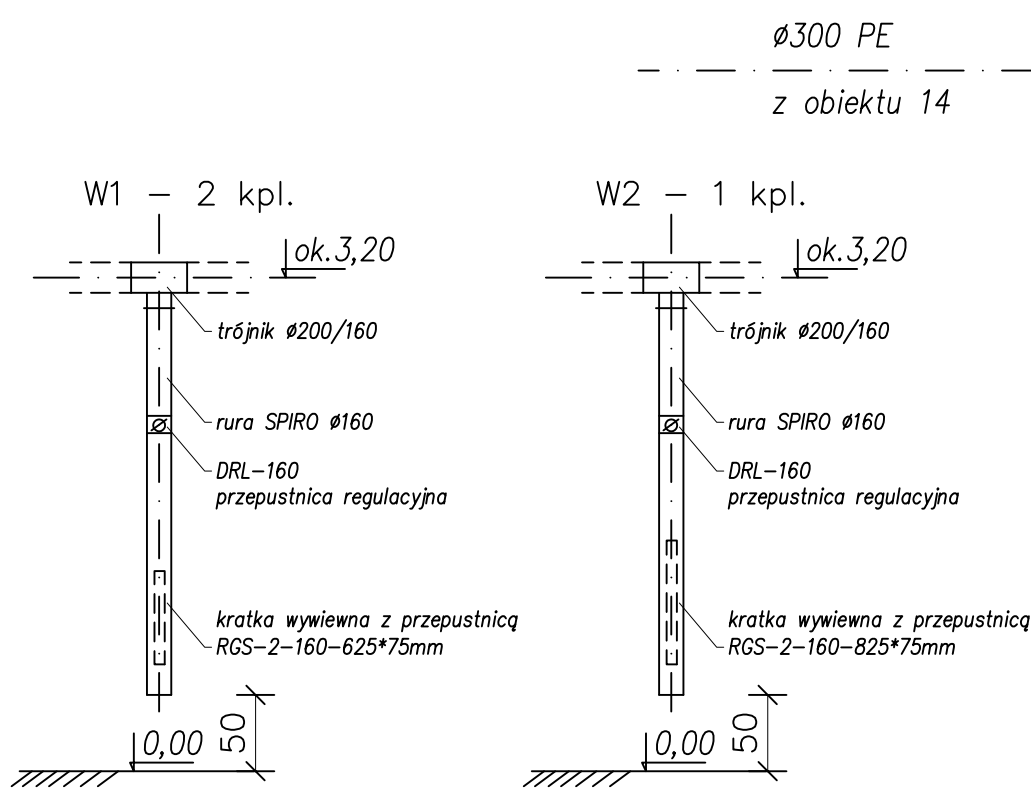

W3 — kolektor zbiorczy

- rury SPIRO Ø200mm stal oc., L = 24 m
- rury SPIRO Ø250mm stal oc., L = 3 m
- rury Ø250mm PE, L = 13 m

IAO — moduł uzdatniania pow. wewn.

- prod. NEUTRALOX, dostawa Biogest Polska

PROEKO			BIURO PROJEKTOWO–BADAWCZE S.C. u. Upalna 2/2; 15–668 Białystok	
Tytuł rys.: Wentylacja obiektu 13				
Obiekt: Oczyszczalni ścieków w Pishu			Skala: 1:50	
Stadium: PROJEKT BUDOWLANY			Data:	
Autorzy: /Podpis/	dr inż. Dariusz Andraka – współpraca		15.03.2009	
	dr inż. Dariusz Wawrentowicz upr.bud. Nr BŁ 31/96 w spec. Instalacje sanitarne		Nr rys.:	
Sprawdził: /Podpis/	dr inż. Lech Dzienis upr.bud. Nr BŁ 171/86 w spec. Inżynieria sanitarna		17	