


# ŚCIANA BUDYNKU SZKOŁY

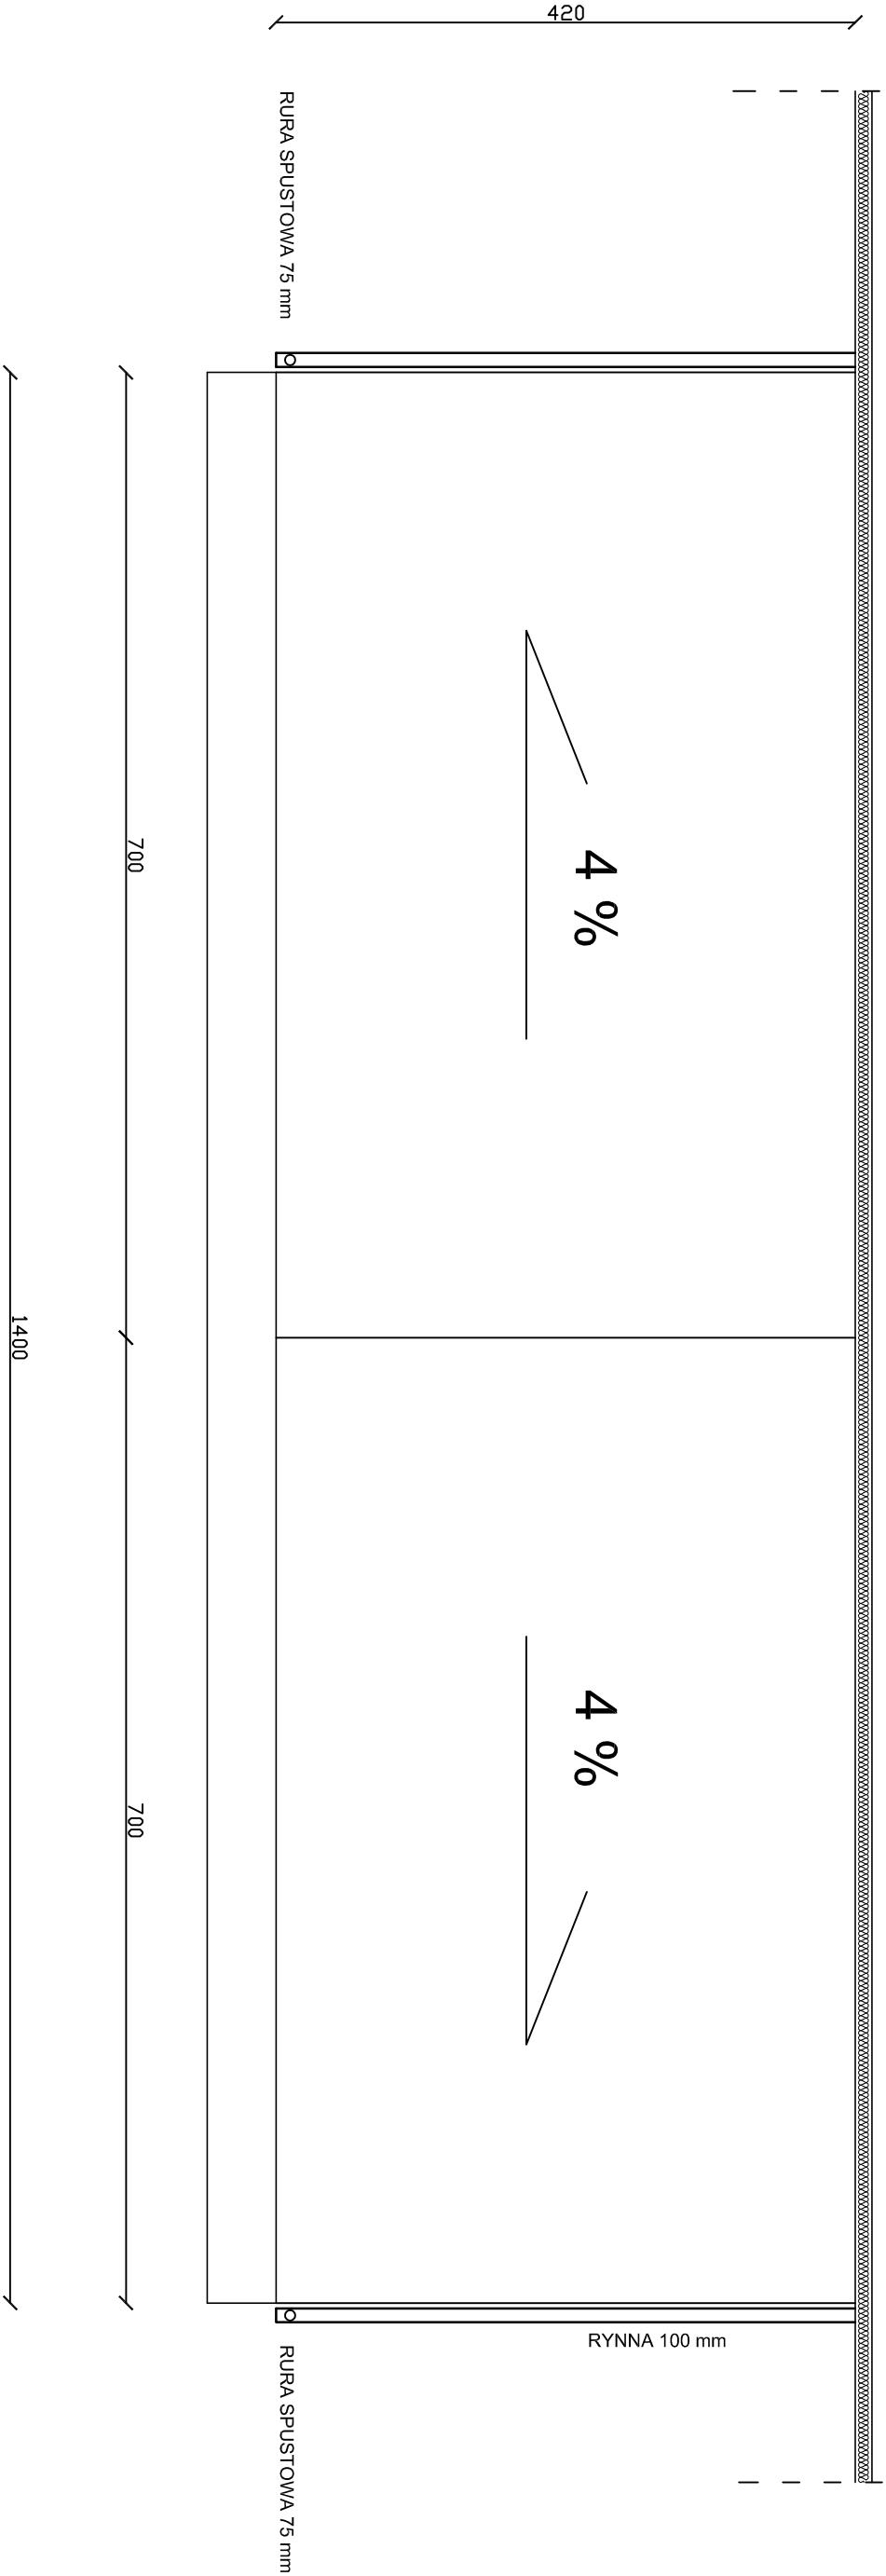

BIURO OBSŁUGI INWESTYCJI mgr inż. Michał Andrzejczyk ul. Wojska Polskiego 82/14, 12-200 PISZ, tel. 517149157		nr rysunku	
inwestor: GMINA PISZ		B8	
adres: ul. Giszewiusza 5, 12-200 Pisz			
projekt: Budowa zadaszenia nad wejściem głównym do budynku Gimnazjum Nr 1 w Pisz		stadium: PROJEKT WYKONAWCZY	
nazwa rys.: RZUT DACHU		branża: BUDOWLANA	
		skala 1:50	
stanowisko	imię i nazwisko	podpis	data
PROJEKTANT:	Edward Łotowski		06.2010
OPRACOWAŁ:	inż. Michał Andrzejczyk		