


RZUT PIĘTRA

Skala 1:100

ZESTAWIENIE POMIESZCZEŃ

Numer pom.	Nazwa pomieszczenia	Powierzchnia [m2]
24	Biuro	14,78
25	Świetlica	119,31
26	Komunikacja	37,38
27	WC Damskie	3,30
28	WC Męskie	3,32
29	Pokój	11,02
30	ŁAZIENKA	3,12
31	POKÓJ	18,36
32	Łazienka	3,06
33	Lomunikacja	50,12
RAZEM		263,78

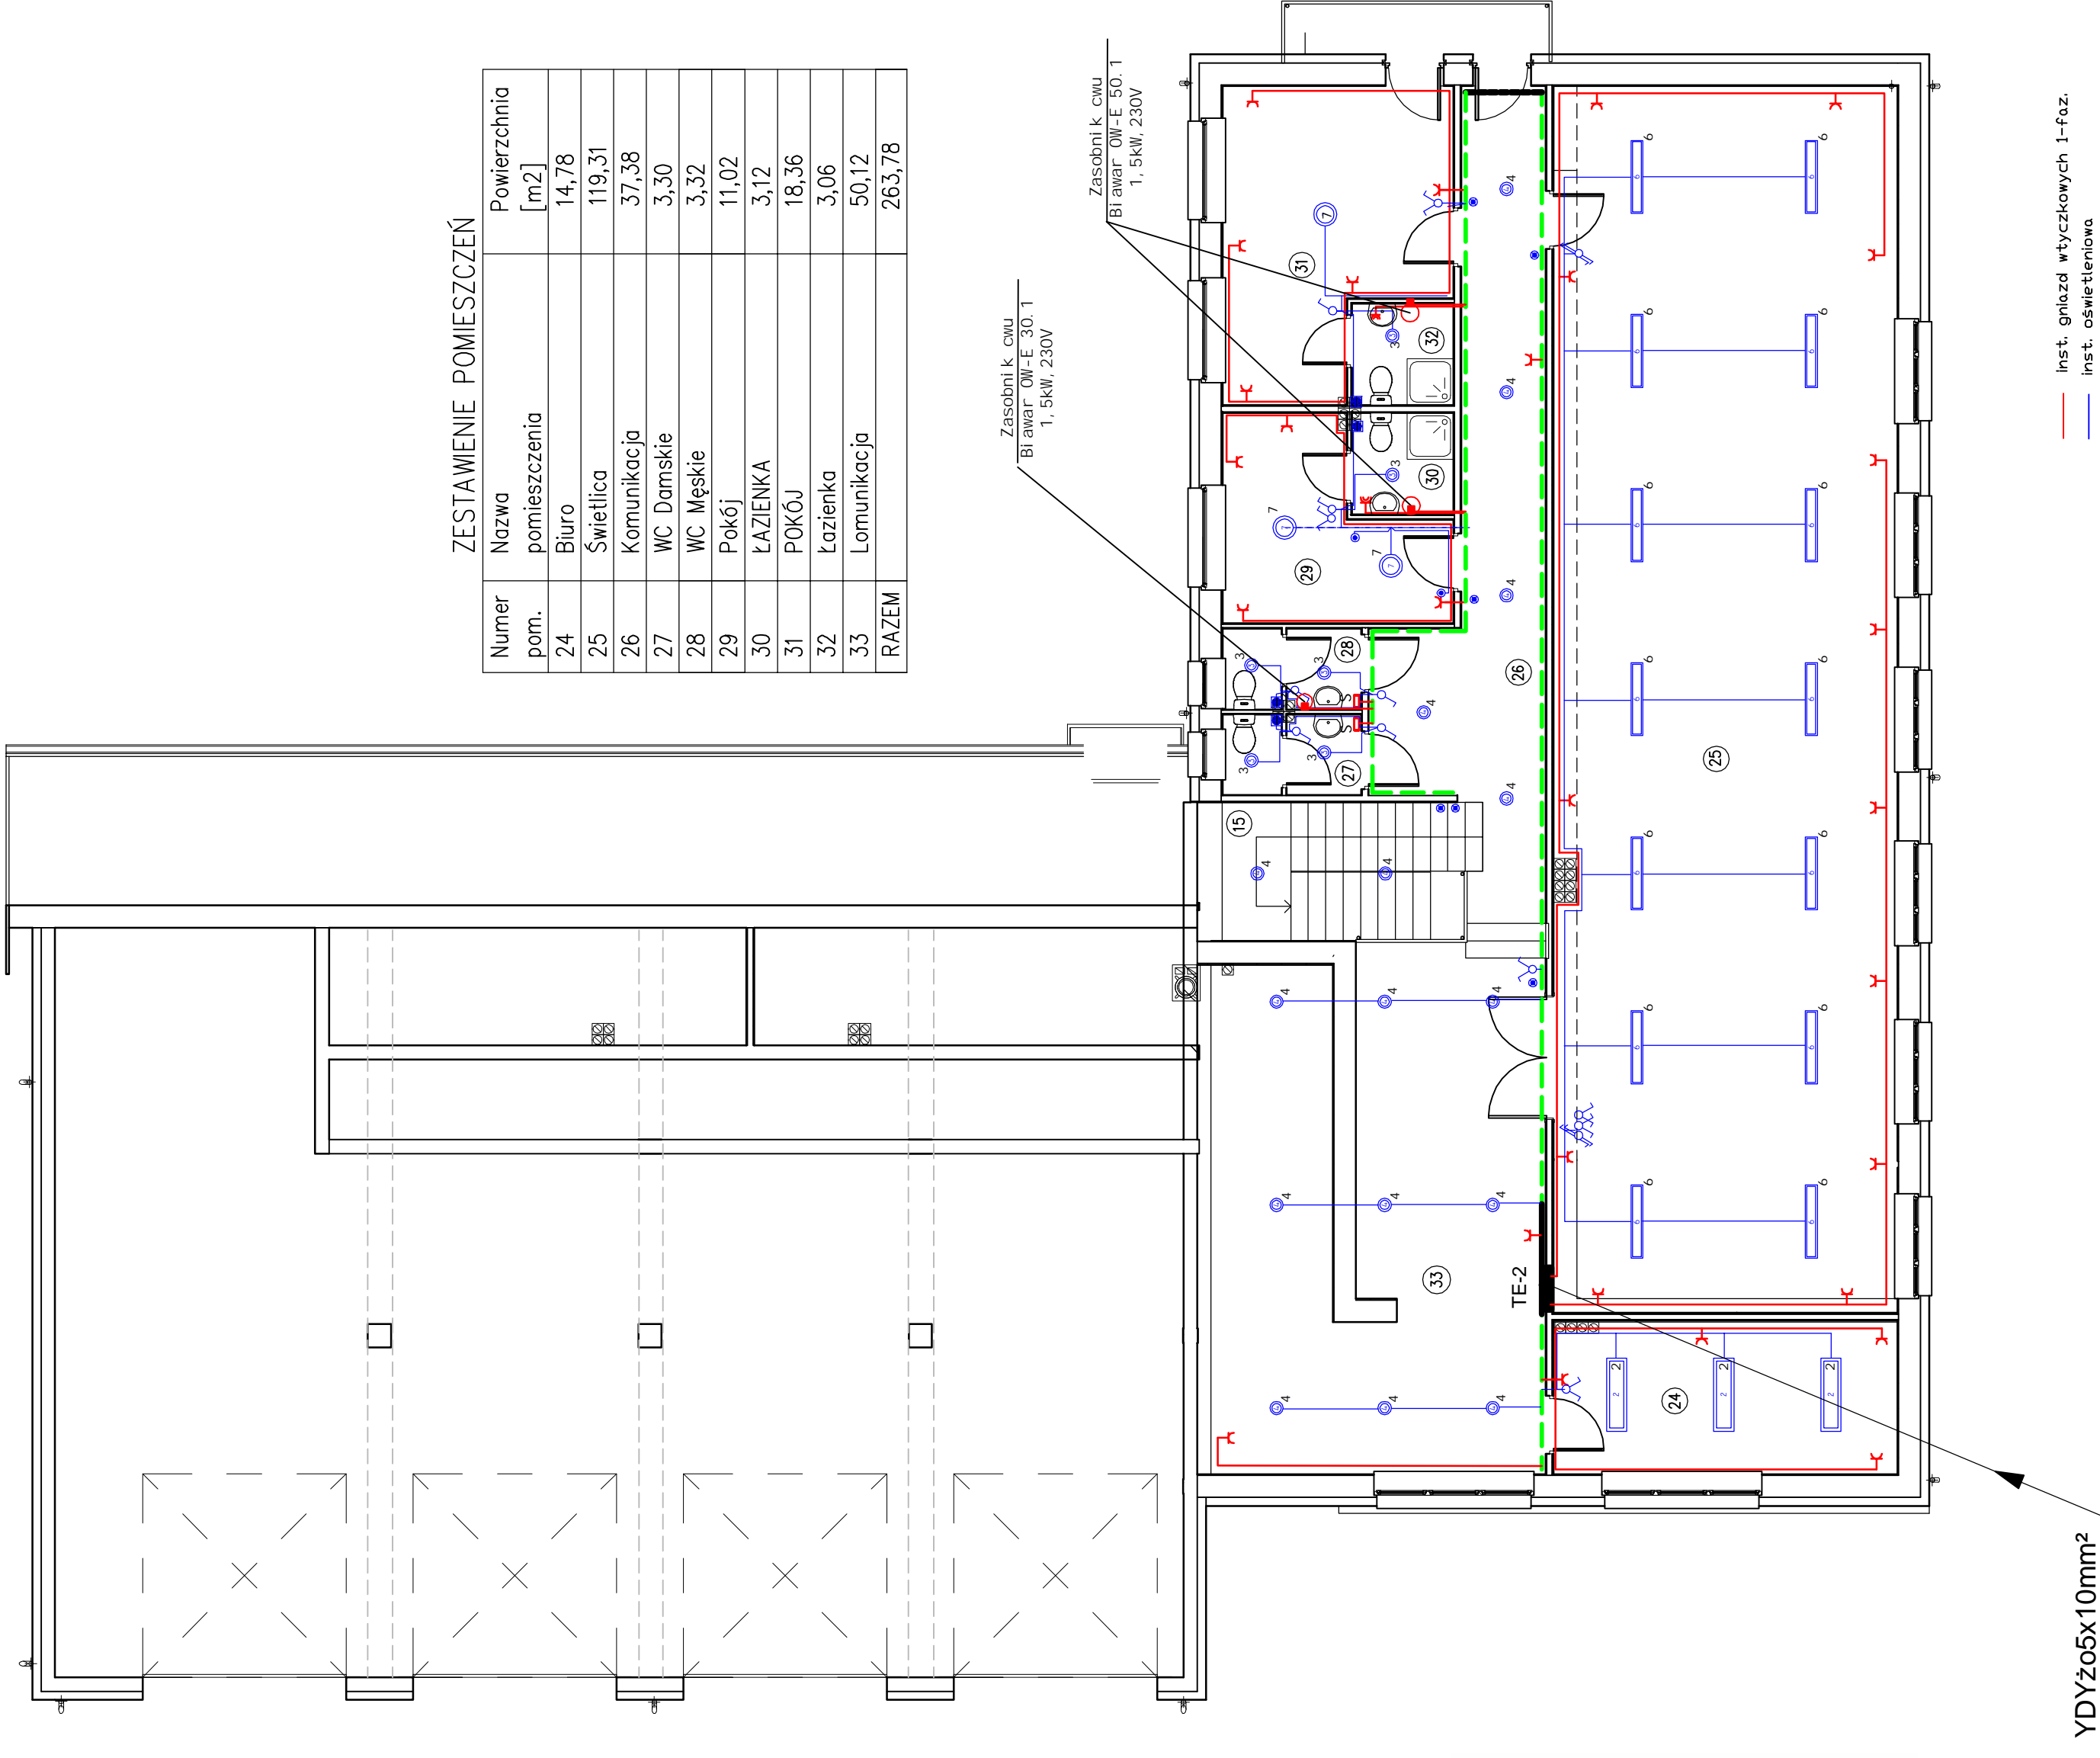

- gn. telefoniczne p/t
- gn. RTV p/t
- gn. 1-fazowe 16A p/t
- gn. 1-fazowe 16A szczelne p/t

- łącznik 1-bieg. zwierny "światło" p/t
- łącznik 1-bieg. p/t
- łącznik 1-bieg. szczelny n/t
- łącznik 1-bieg. ściemniakowy p/t
- łącznik 1-bieg. ściemniakowy szczelny n/t
- łącznik 1-bieg. schodowy p/t
- łącznik 1-bieg. schodowy szczelny n/t
- wentylator łazienkowy
- suszarka do ręk -np. ZEFIR 1,3kW

Legenda opraw :

- 1 LugoClassic New PAR 4x18 EVG/BC.014.20/
- 2 LugoClassic New PAR 2x36 EVG/BC.022.20/
- 3 LugoStar n/t z szyba IP44 2x26 EVG /D0.004.20+CS.006/
- 4 LugoStar n/t 2x26 EVG/DD.004.20/
- 5 AtlantyK3 PC IP65 2x36 EVG/ED.050PC.20/
- 6 Raylux Dpal 2x28/ES.019/
- 7 Aruba 2x max60W/EP.211/
- 8 Plafon zewnętrzny
- 9 PD2 150H-AL
- 10 Oprawa AVR1+AVL68

ZES
Gniazdo 32A 400V 3P+N+PE+ gniazda 2x230V+ wyj 0-1

YDYżo5x10mm²

- Inst. gniazd wtyczkowych 1-faz.
- Inst. oświetleniowa
- Inst. siłowa

