


z sieci wodociągowej

RZUT PIWNICY
skala 1:50

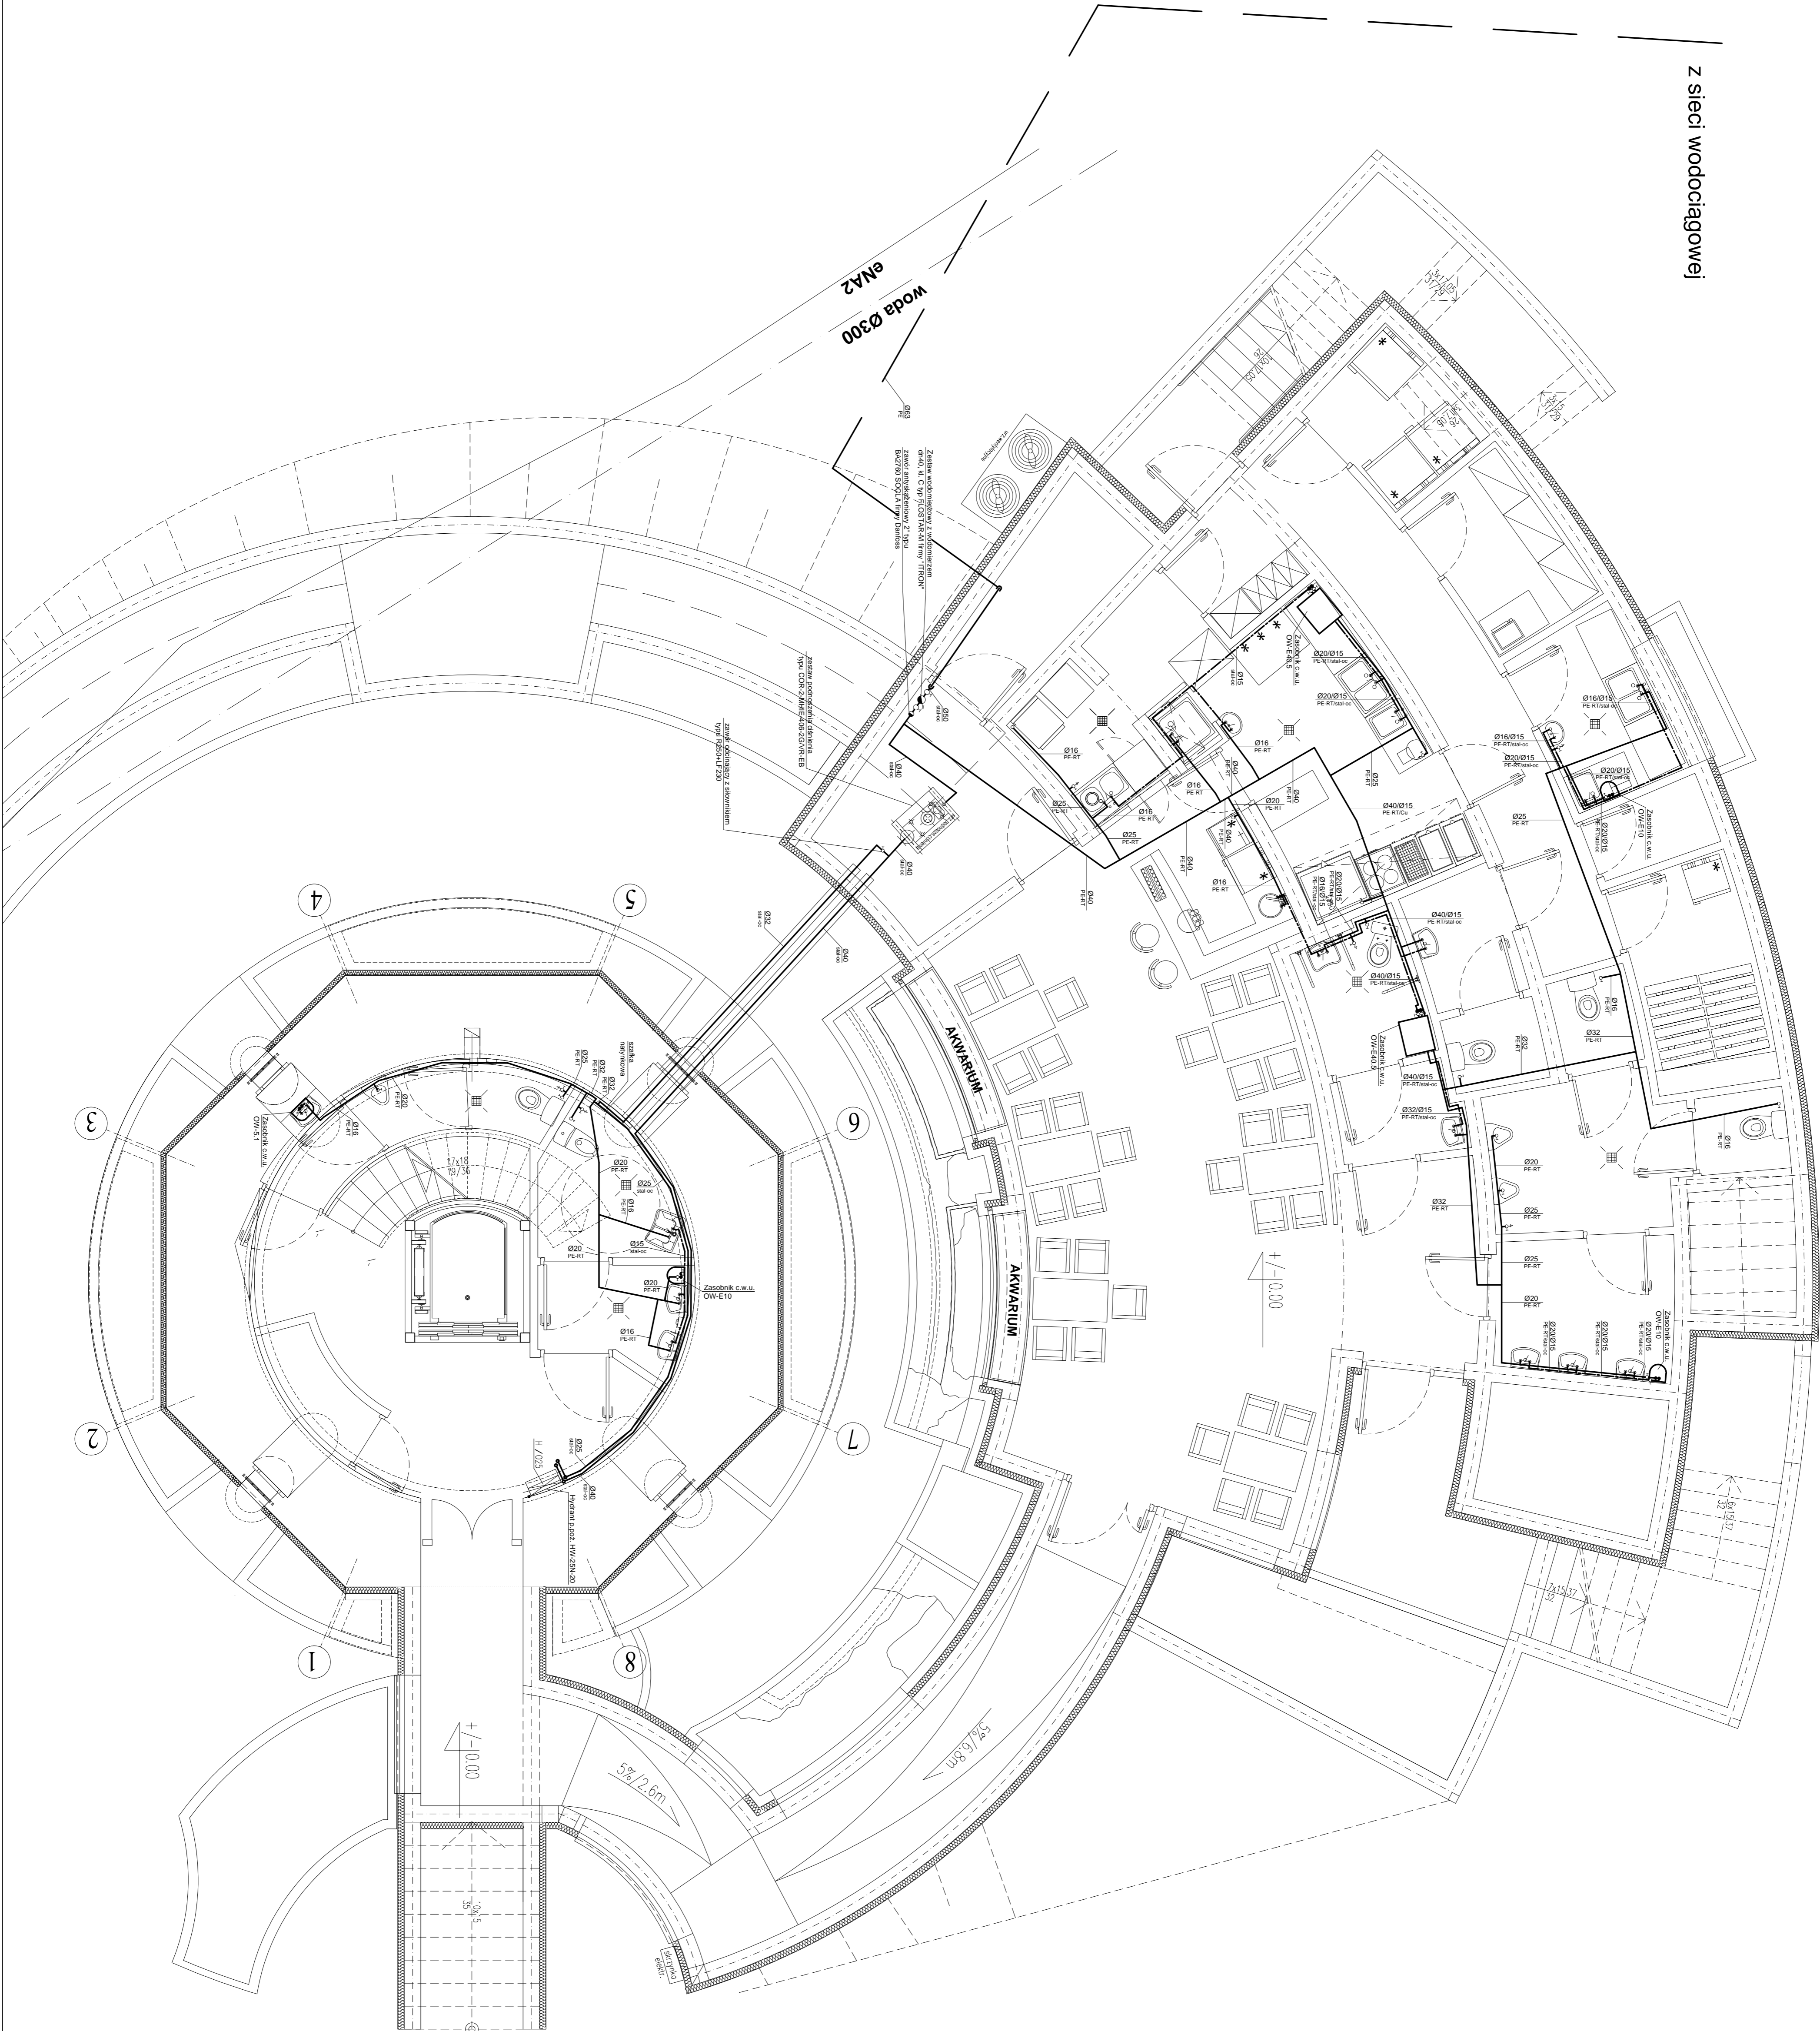

UWAGA:	- przewody instalacji p. poż. z rur stalowych ocynkanych
	- rozprężanie do punktów czepialnych wody zimnej z rur PE-RT/LD-PE-RT systemu uprorn
	- przewody ciepłej wody z rur stalowych ocynkanych
	- przewody wody zimnej do punktów czepialnych
	- przewody w posadzce
	- doprowadzenie do pionów, w części wieży, prowadzić pod ścianami
	- przewody ciepłej wody prowadzić po wierzchu ścian
	- piony prowadzić równolegle do ścian zewnętrznych

[illegible]