


RZUT PIĘTRA 2

skala 1:50

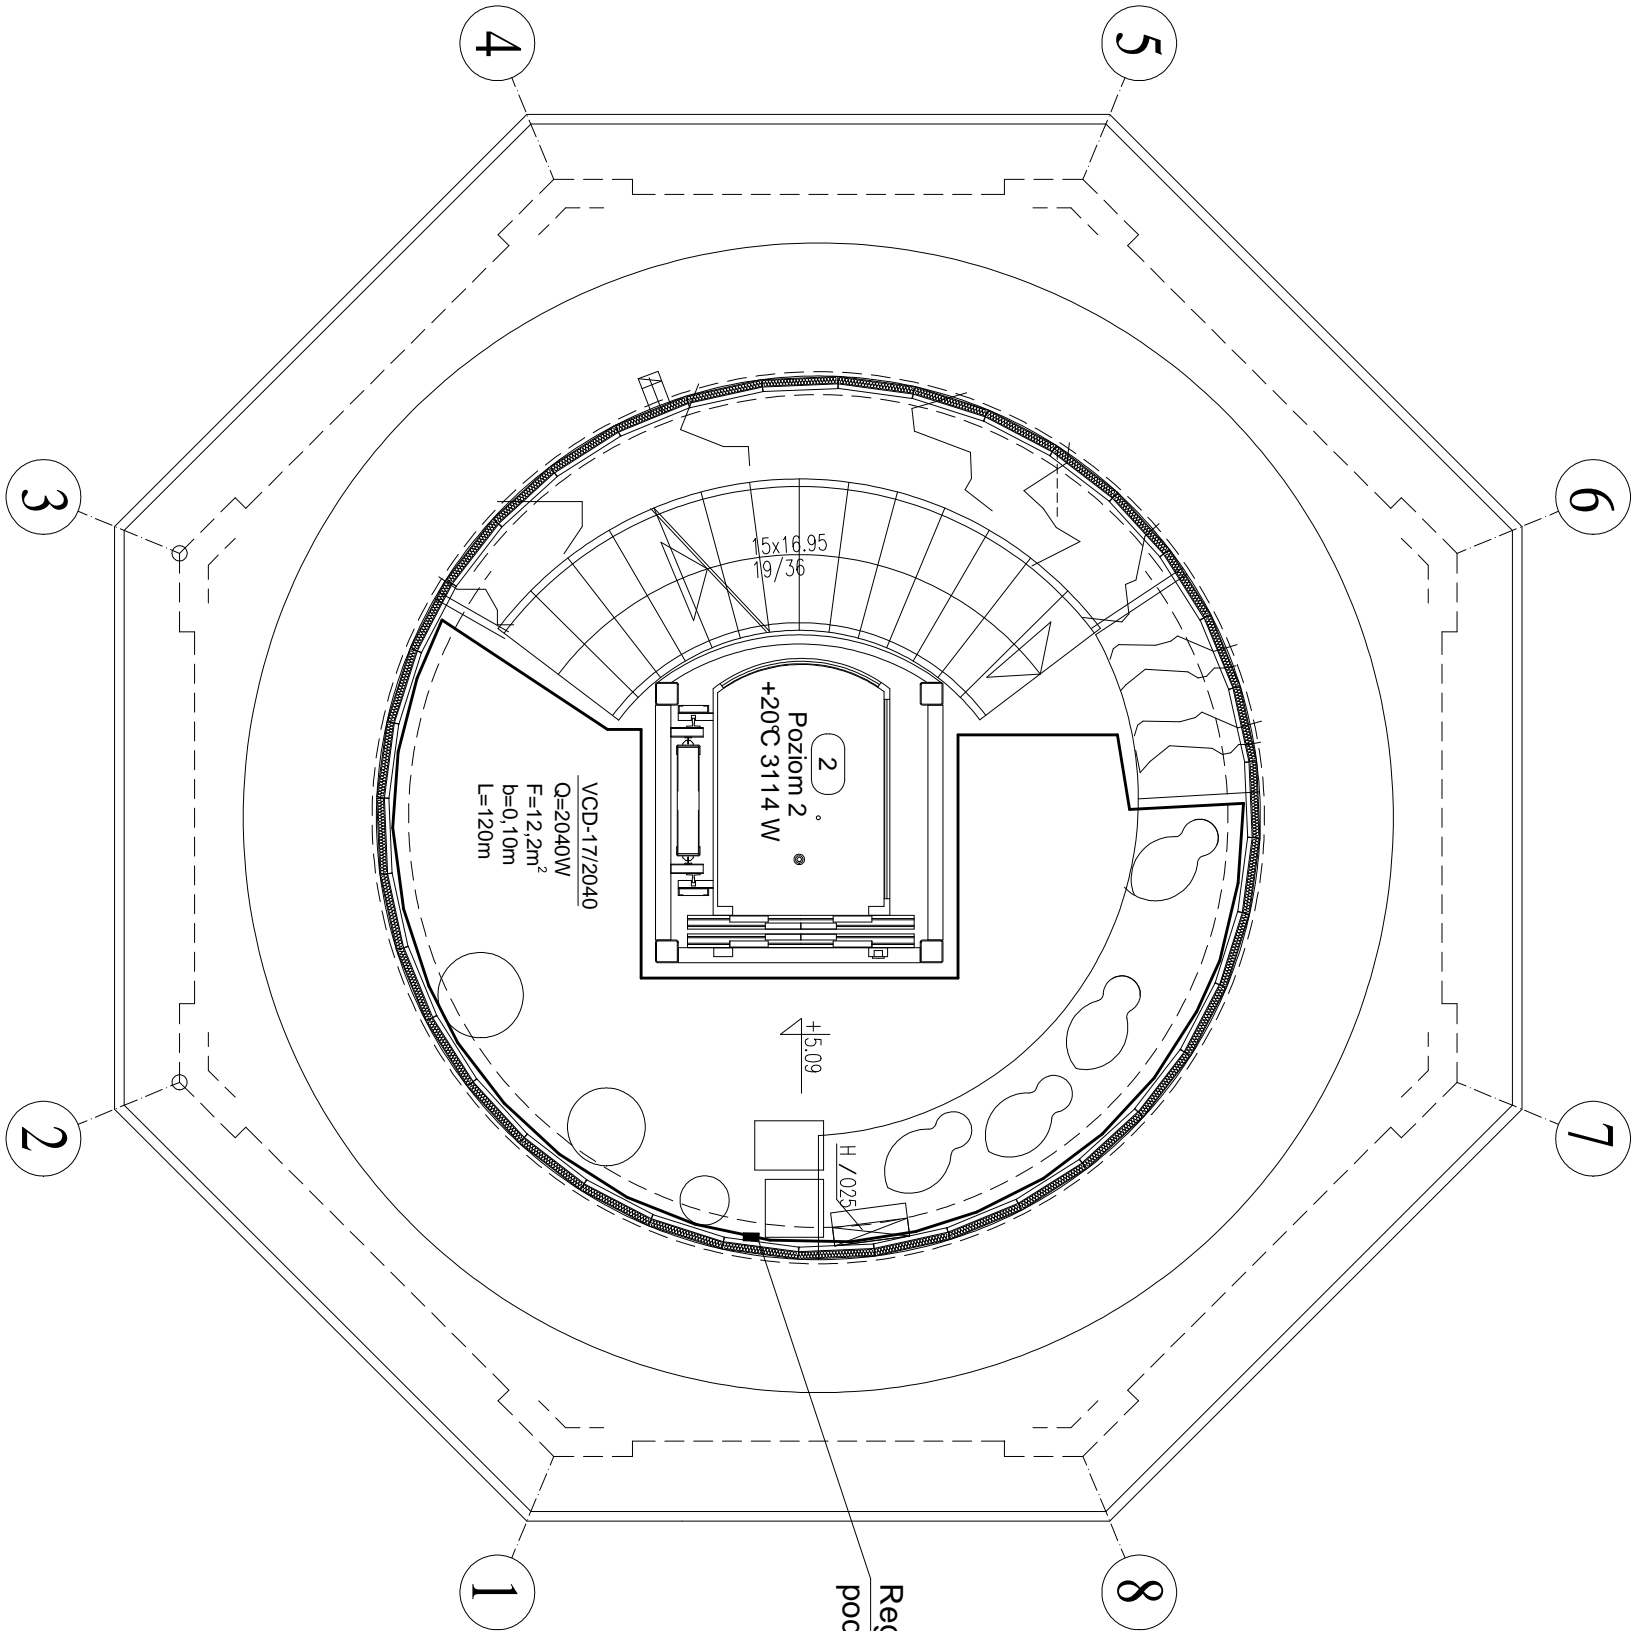

JEDNOSTKA PROJEKTOWA			NAZWA I ADRES OBIEKTU		INWESTOR	NR RYS.
„DF-Studio Projektowe”s.c.			REMONT, PRZEBUDOWA, ROZBUDOWA I ZMIANA SPOSOBU UŻYTKOWANIA BUDYNKU Z WODOCIĄGOWEJ WIEŻY		GINIA PI SZ	18
15–565 Białystok, Dojłidy Fabryczne 23			CISNIENI NA TARAS WIDOKOWY Z KAWIARNIĄ		12-200 PI SZ,	
Tel./fax:(085)7417091			przy UL. GDĄŃSKIEJ 11 w PI SZU, DZ. NR GEOD. 323/2		ul.GŁĘZEWIUSZA 5	
RYSUNEK:			SKALA : 1:50			
RODZAJ OPRACOWANIA: Projekt budowlany						
BRANŻA SANITARNA		PROJEKTANT	NR UPR.PROJ.		Podpis	DATA:
Projektant	inż. Ciuchczyk Krzysztof	PDL/0036/P00S/06				26-luty–2010
Sprawdzający	mgr inż. Wojtek Perkowski	PDL/0044/PWOS/04				
Opracował	mgr inż. Maciej Wondolowicz	-----				