


RZUT PIĘTRA 8

skala 1:50

UWAGA:
ogrzewanie powietrzem
wg. projektu wentylacji i
klimatyzacji

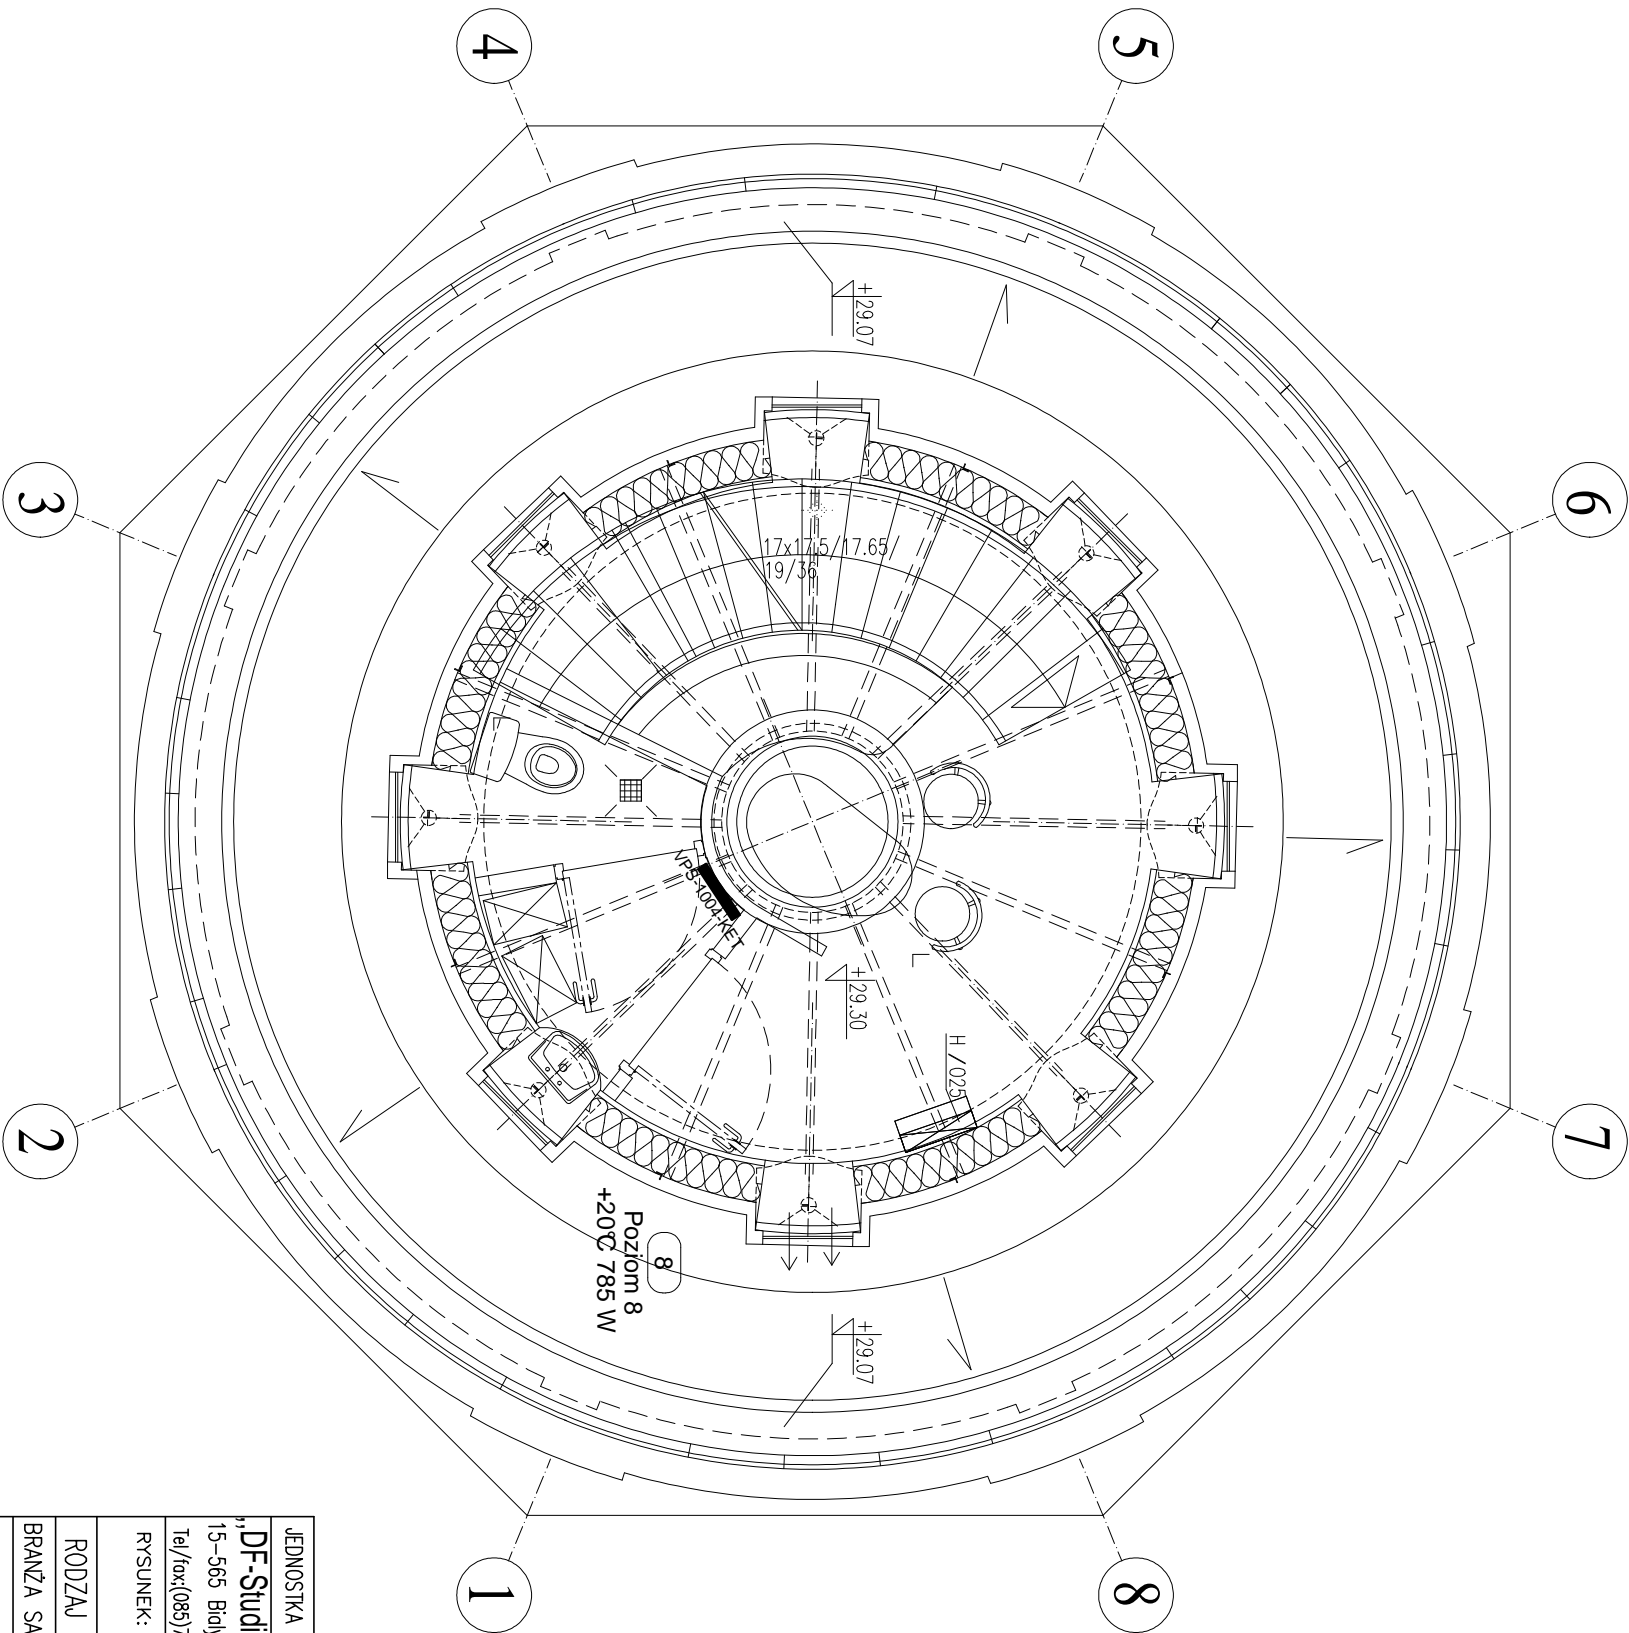

JEDNOSTKA PROJEKTOWA	NAZWA I ADRES OBIEKTU	INWESTOR	NR RYS.
„DF-Studio Projektowe”s.c. 15–565 Białystok,Dojłidy Fabryczne 23 Tel./fax:(085)7417091	REMONT, PRZEBUDOWA, ROZBUDOWA I ZMIANA SPOSOBU UŻYTKOWANIA BUDYNKU Z WODOCIĄGOWEJ WIEŻY CISNIENIA NA TARAS WIDOKOWY Z KAWIARNIĄ przy UL.GDAŃSKIEJ 11 W PIŚSZU, DZ. NR GEOD. 323/2	GMINA PIŚZ 12-200 PIŚZ, ul.GIŻEWIUSZA 5	25
RYSUNEK:	RZUT PIĘTRA 8 – inst. C.O.		SKALA : 1:50
RODZAJ OPRACOWANIA: Projekt budowlany			
BRANŻA SANITARNA	PROJEKTANT	NR UPR.PROJ.	Podpis
Projektant	inż. Ciuchczyk Krzysztof	PDL/0036/P00S/06	
Sprawdzający	mgr inż. Wojtek Perkowski	PDL/0044/PWOS/04	
Opracował	mgr inż. Maciej Wendtowicz	-----	
DATA:			26-luty-2010