

MAPA SYTUACYJNO – WYSOKOŚCIOWA

Skala 1: 1000

Arkusz nr 1

woj. warmińsko-mazurskie

powiat: Pisz

gmina: Pisz

osoba: Karpa

Nr rob. 888/15/04

KRS: 8-388

wykonat: Gódek

Pracownicy


Krzysztof David

12-200 Pisz ul. Wolności 19

Nie wyklucza się istnienia w terenie innych nie wskazanych na niniejszej mapie urządzeń podziemnych, które nie były zgłoszone do inwentaryzacji

Mapa wykonana na dzień: 30.12.2004 r.


SZCZEGÓLNY ZESTAWIENIE ARKUSZY

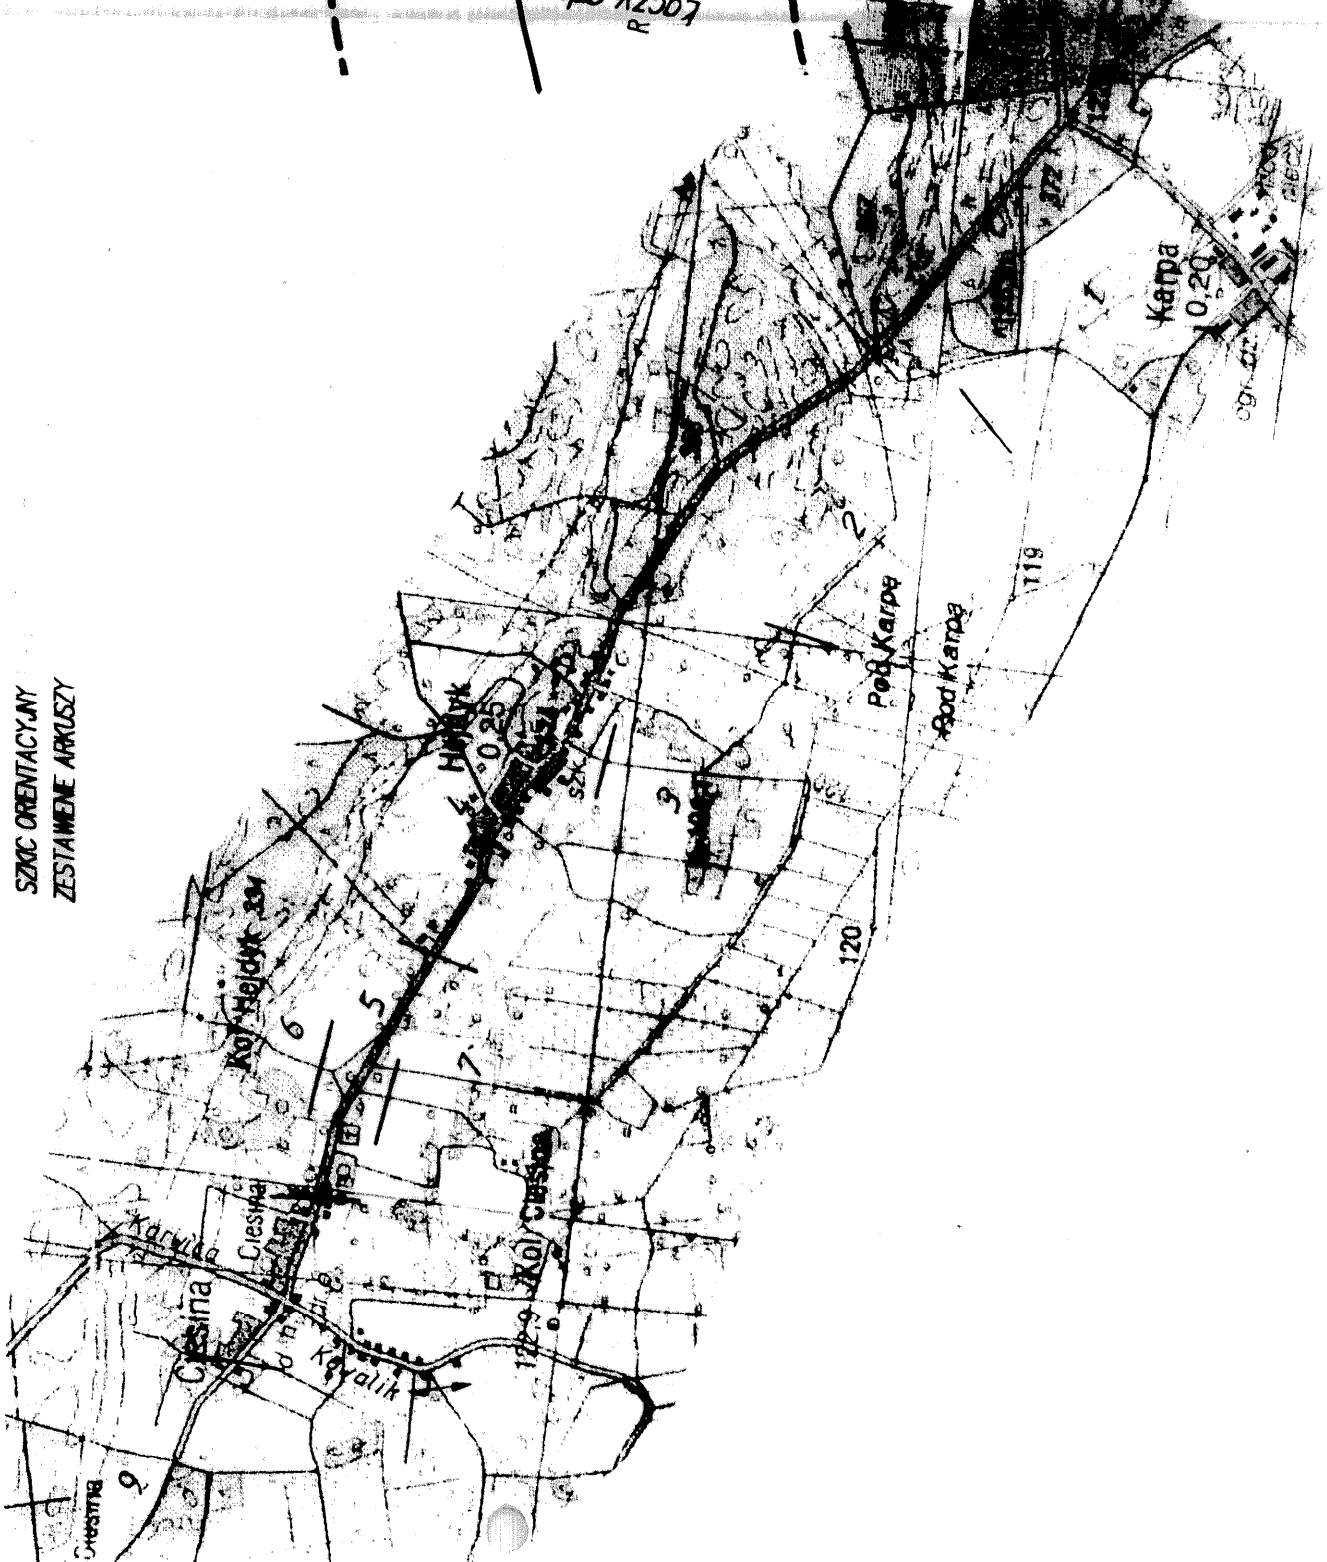

Atomik matrycy znajduje się w zasobie Geodezyjnym Kartograficznym STAROSTWA POWIATOWEGO w PISZU wydano dnia 12-01-2005 r. wpisano nr 12-01-2005 r.

WODOCIĄG PCV 160 L=1061m

RURY OSŁONOWE Ø400 L=2x14m

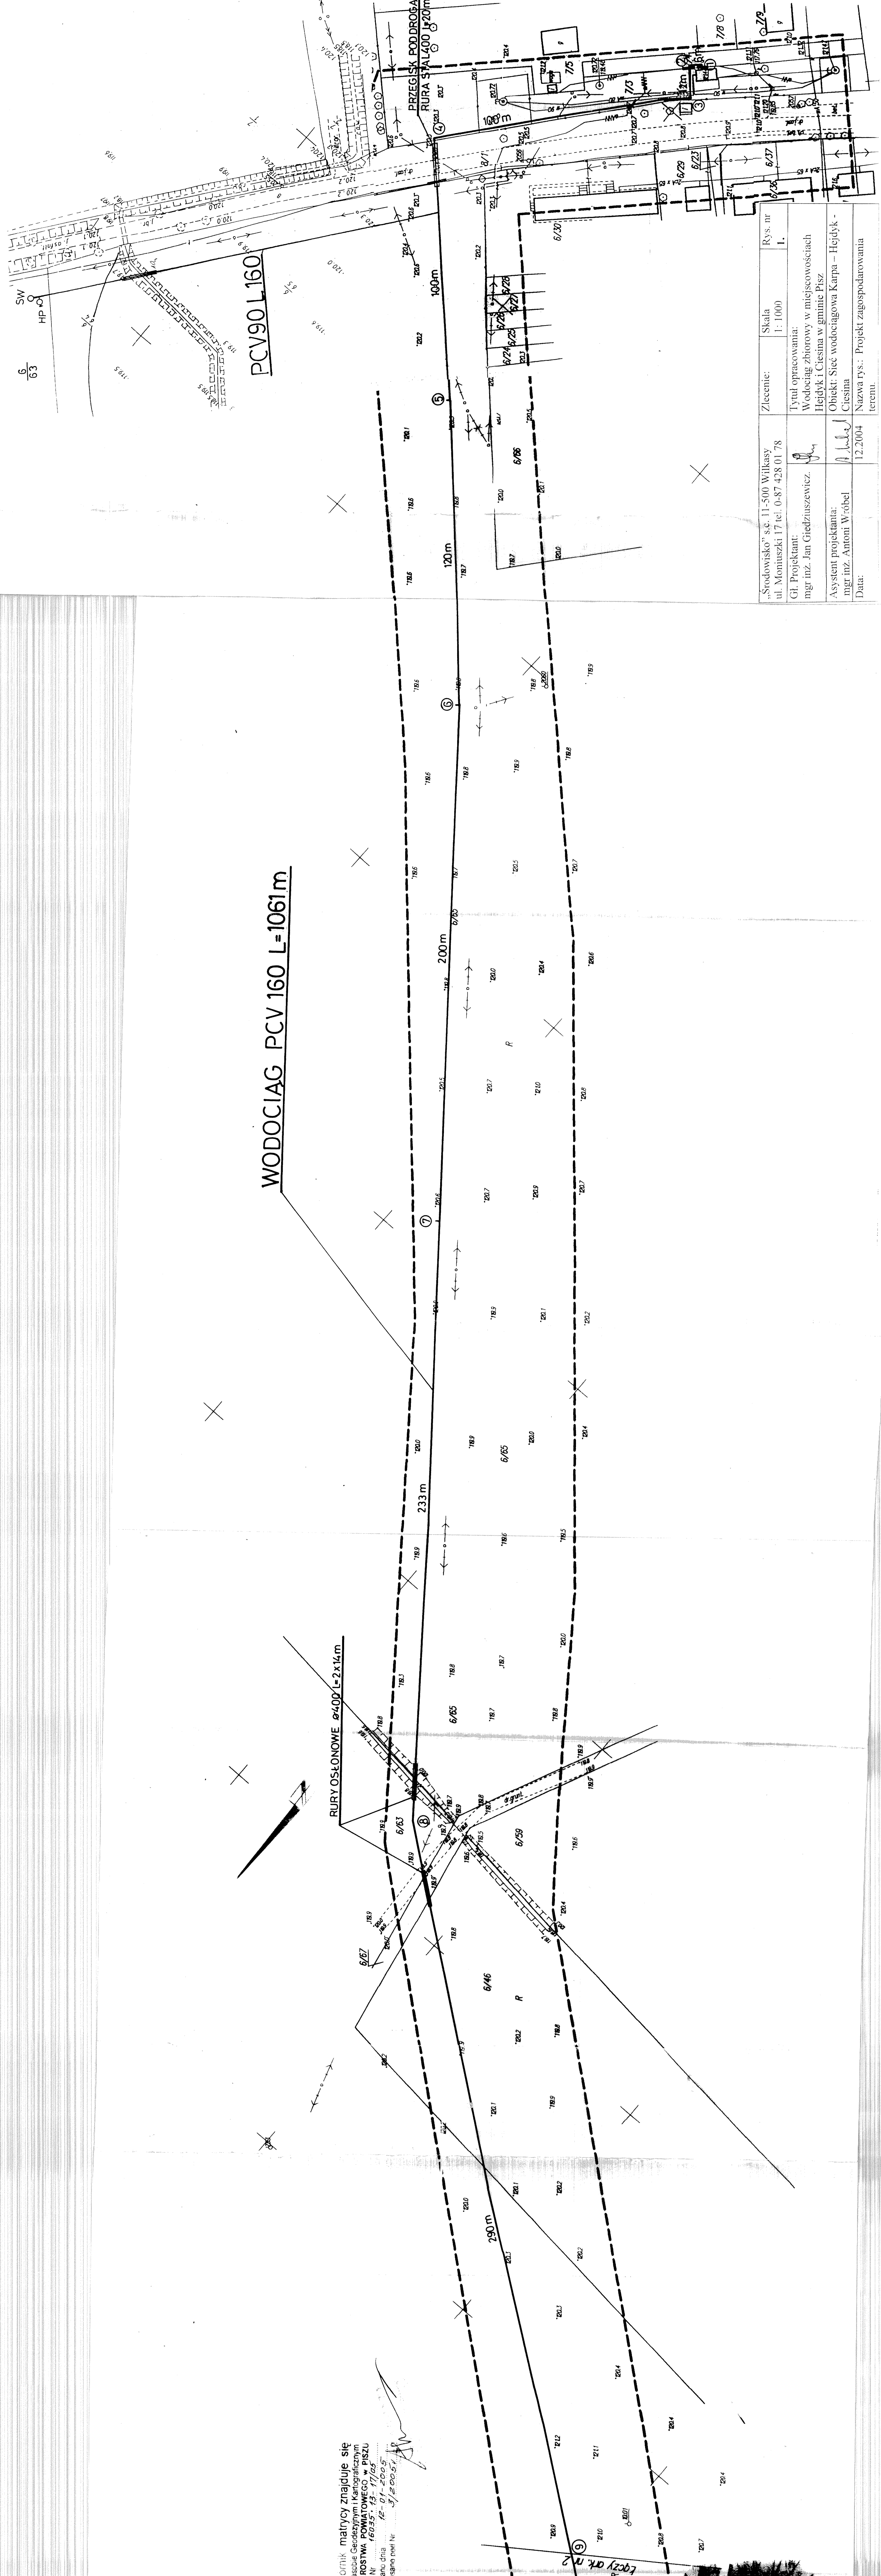

„Środowisko” s.c. 11-500 Wilkasy ul. Moniuszki 17 tel. 0-87 428 01 78	Zlecenie:	Skala 1: 1000	Rys. nr 1.
Gł. Projektant: mgr inż. Jan Giedźuszewicz		Tytuł opracowania: Wodociąg zbiorowy w miejscowościach Hejdyk i Ciesna w gminie Pisz	
Asystent projektanta: mgr inż. Antoni Wróbel		Obiekt: Sieć wodociągowa Karpa – Hejdyk - Ciesna	
Data: 12.2004		Nazwa rys.: Projekt zagospodarowania terenu.	