

## Skala 1: 1000

woj.: warmińsko-mazurskie

power: Pisz

obręb: Hejdyk, Ciesina

Nr rob.: 8081/ 174, 173/10

KEPCO: K5-1000, K5-1001 /


Wykonali:  
Geodeta Uprawniony

*Arzysioj Dawid*  
Zadów, MCPiB Nr 8081  
12-200 Pisz, ul. Młosańska 19

Mapa aktualna na dzień: 30.12.2004 r.

Nie wyklucza się istnienia w terenie innych nie wskazanych na niniejszej mapie urządzeń podziemnych, które nie były zgłoszone do inwentaryzacji

Włóknik matrycy znajduje się  
w zasobie Geodetycznym i Kartograficznym  
STAROSTWA POWIATOWEGO w PISZU  
pod Nr. 16035.07-58/05  
wydane dnia 12-01-2005,  
i wpisano pod Nr. 2/2005,  
AB.

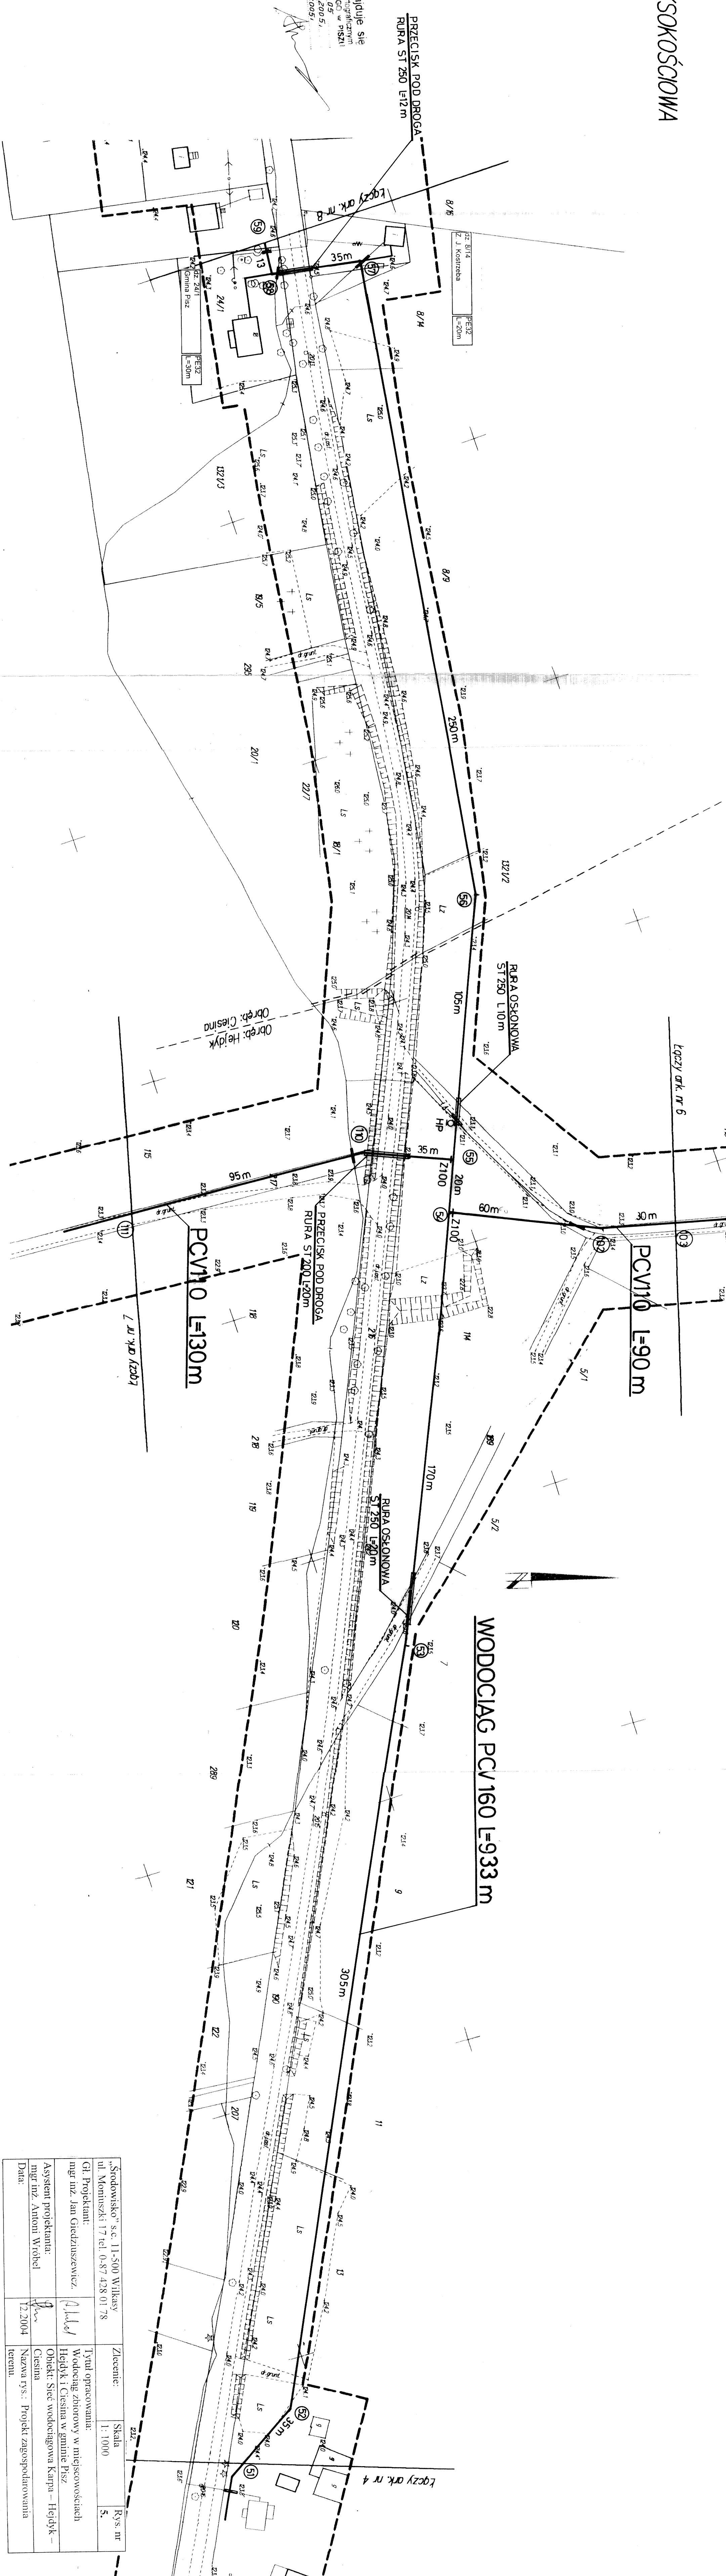

„Środowisko” s.c. 11-500 Wilkasy ul. Młocińska 17 tel. 0-87 428 01 78		Zlecenie:	Skala 1: 1000	Rys. nr 5.
Gł. Projektant:	mgr inż. Jan Gładyszewicz.	Tytuł opracowania: Wodociąg zbiorowy w miejscowościach Hejdyk i Ciesna w gminie Pisz		
Asystent projektanta:	mgr inż. Antoni Wróbel	Obiekt: Sieć wodociągowa Kapta – Hejdyk – Ciesna		
Data:	12.2004	Nazwa rys.: Projekt zagospodarowania terenu		