

# MAPA SYTUACYJNO – WYSOKOŚCIOWA

Skala 1: 1000

Arkusz nr 9

woj.: warszawsko-mazurskie

power. 715.

gmina Pisz

obdržb: Čiesina

Nr rob.: 8081 173 /

KEFG: 15-1001/04

указат.  
Geo


K

12-207

Wzrost aktualny na dzień: 30.12.2004 r.

Nie wyklucza się istnienia w terenie innych nie wskazanych na niniejszej mapie urządzeń podziemnych, które nie były zgłoszone do inwentaryzacji.

matrycy znajduje się  
w zbiorze fotograficznym i katalogowym  
zbiorem MA POWATOWEGO w PISTE  
16035-05-69/05  
12-01-2005)  
1/2005)

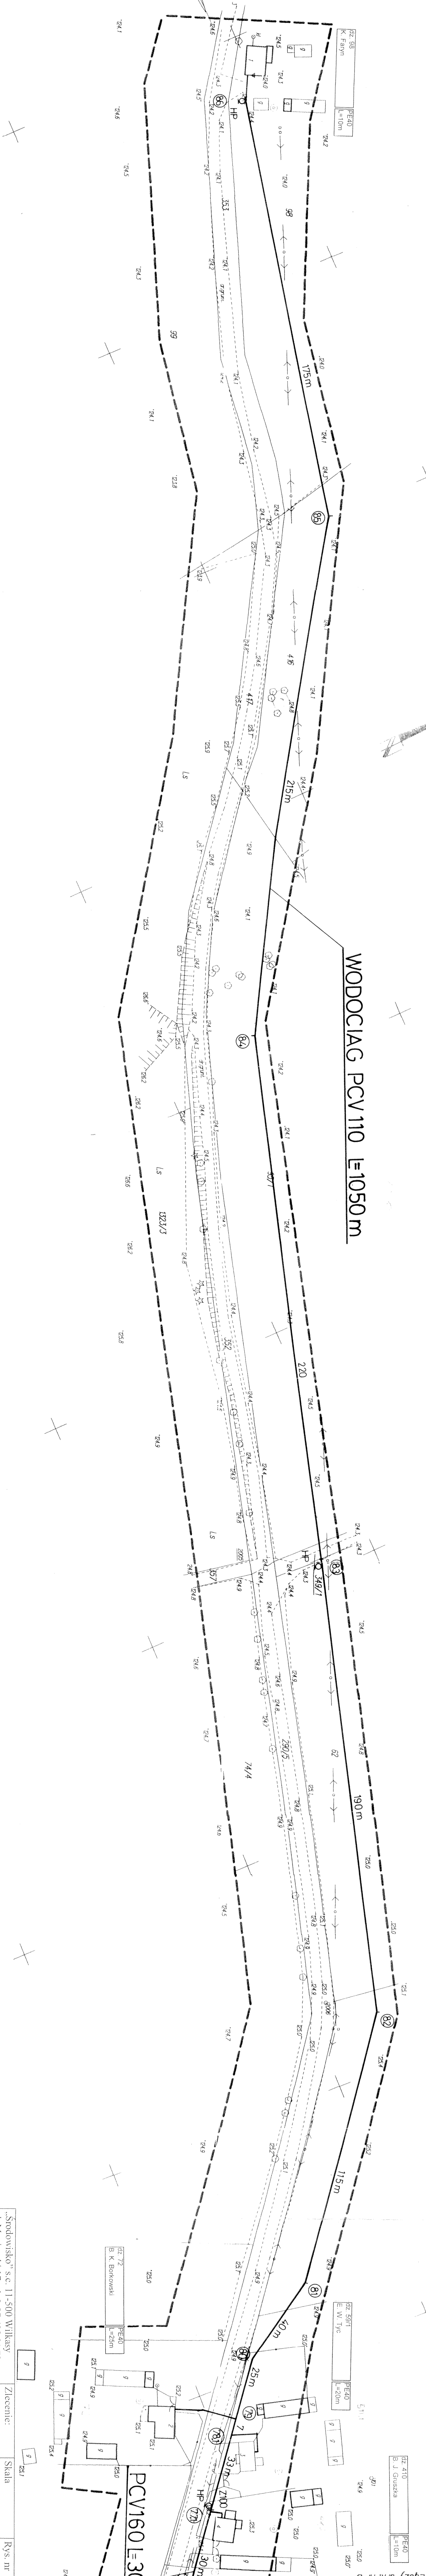

97

4.75

4/14

○

Stródnowsko* s.c. [1-500] Wilkasy ul. Mominiski 17 tel. 0-87 428 01 78	Zlecenie:	Skala	Rys. nr
Ol. Projektant: mgr inż. Jan Gieduziniewicz.	1. Tytuł opracowania: Wodociąg zbiorowy w miejscowościach Hejdyk i Ciesina w gminie Prz.	1: 1000	9.
Asystent projektanta: mgr inż. Antoni Wróbel	Obiekt: Sieć wodociągowa Karpa – Hejdyk – Ciesina		
Data:	12.2004	Nazwa rys.: Projekt zagospodarowania terenu.	