


PROJEKT ZAGOSPODAROWANIA TERENU GMINNEGO ZESPOŁU SZKÓŁ W PISZU

INWESTOR: GMINNY ZESPÓŁ SZKÓŁ W PISZU

ADRES: PISZ UL. WOŁODYJOWSKIEGO 2A

SKALA 1:500

- | | |
|--|--|
| 1 OGRODZENIE STADIONU H=2.5 m, d=844m | 9 WJAZD GŁÓWNY ORAZ BEZPIECZEŃSTWA NA TEREN SZKOŁY |
| 2 OGRODZENIE TERENU SZKOŁY H=1.5 m, d=414m | 10 WJAZD GOSPODARZY I NA PARKING SZKOŁY |
| 3 OGRODZENIE KORTÓW H=3.0 m, d=138m | 11 PARKING DLA KIBICÓW OK 200 SAMOCHODÓW |
| 4 OGRODZENIE GŁÓWNEJ PŁYTY BOISKA I BIEŻNI H=1.2 m, d=492m | 12 PARKING DLA AUTOKARÓW / ZAWODNIKÓW, STRAŻY SŁUŻBY |
| 5 GŁÓWNE WEJŚCIA DLA KIBICÓW | 13 BEZPIECZEŃSTWA, KARETKI POGOTOWIA |
| 6 WEJŚCIA POMOCNICZE NA STADION OD STRONY SZKOŁY | 14 PARKING DLA VIPÓW |
| 7 WJAZDY BEZPIECZEŃSTWA / STRAŻ, SŁUŻB BEZPIECZEŃSTWA | 15 BUDYNEK KLUBOWY WEJŚCIE DLA ZAWODNIKÓW |
| 8 WJAZD NA PARKING DLA VIPÓW, SAMOCHODÓW OBSŁUGI, AUTOKARÓW / ZAWODNIKÓW | 16 BUDYNEK KLUBOWY WEJŚCIE DO WC DLA KIBICÓW |
| | 16 WEJŚCIA NA BOISKA KORTÓW |

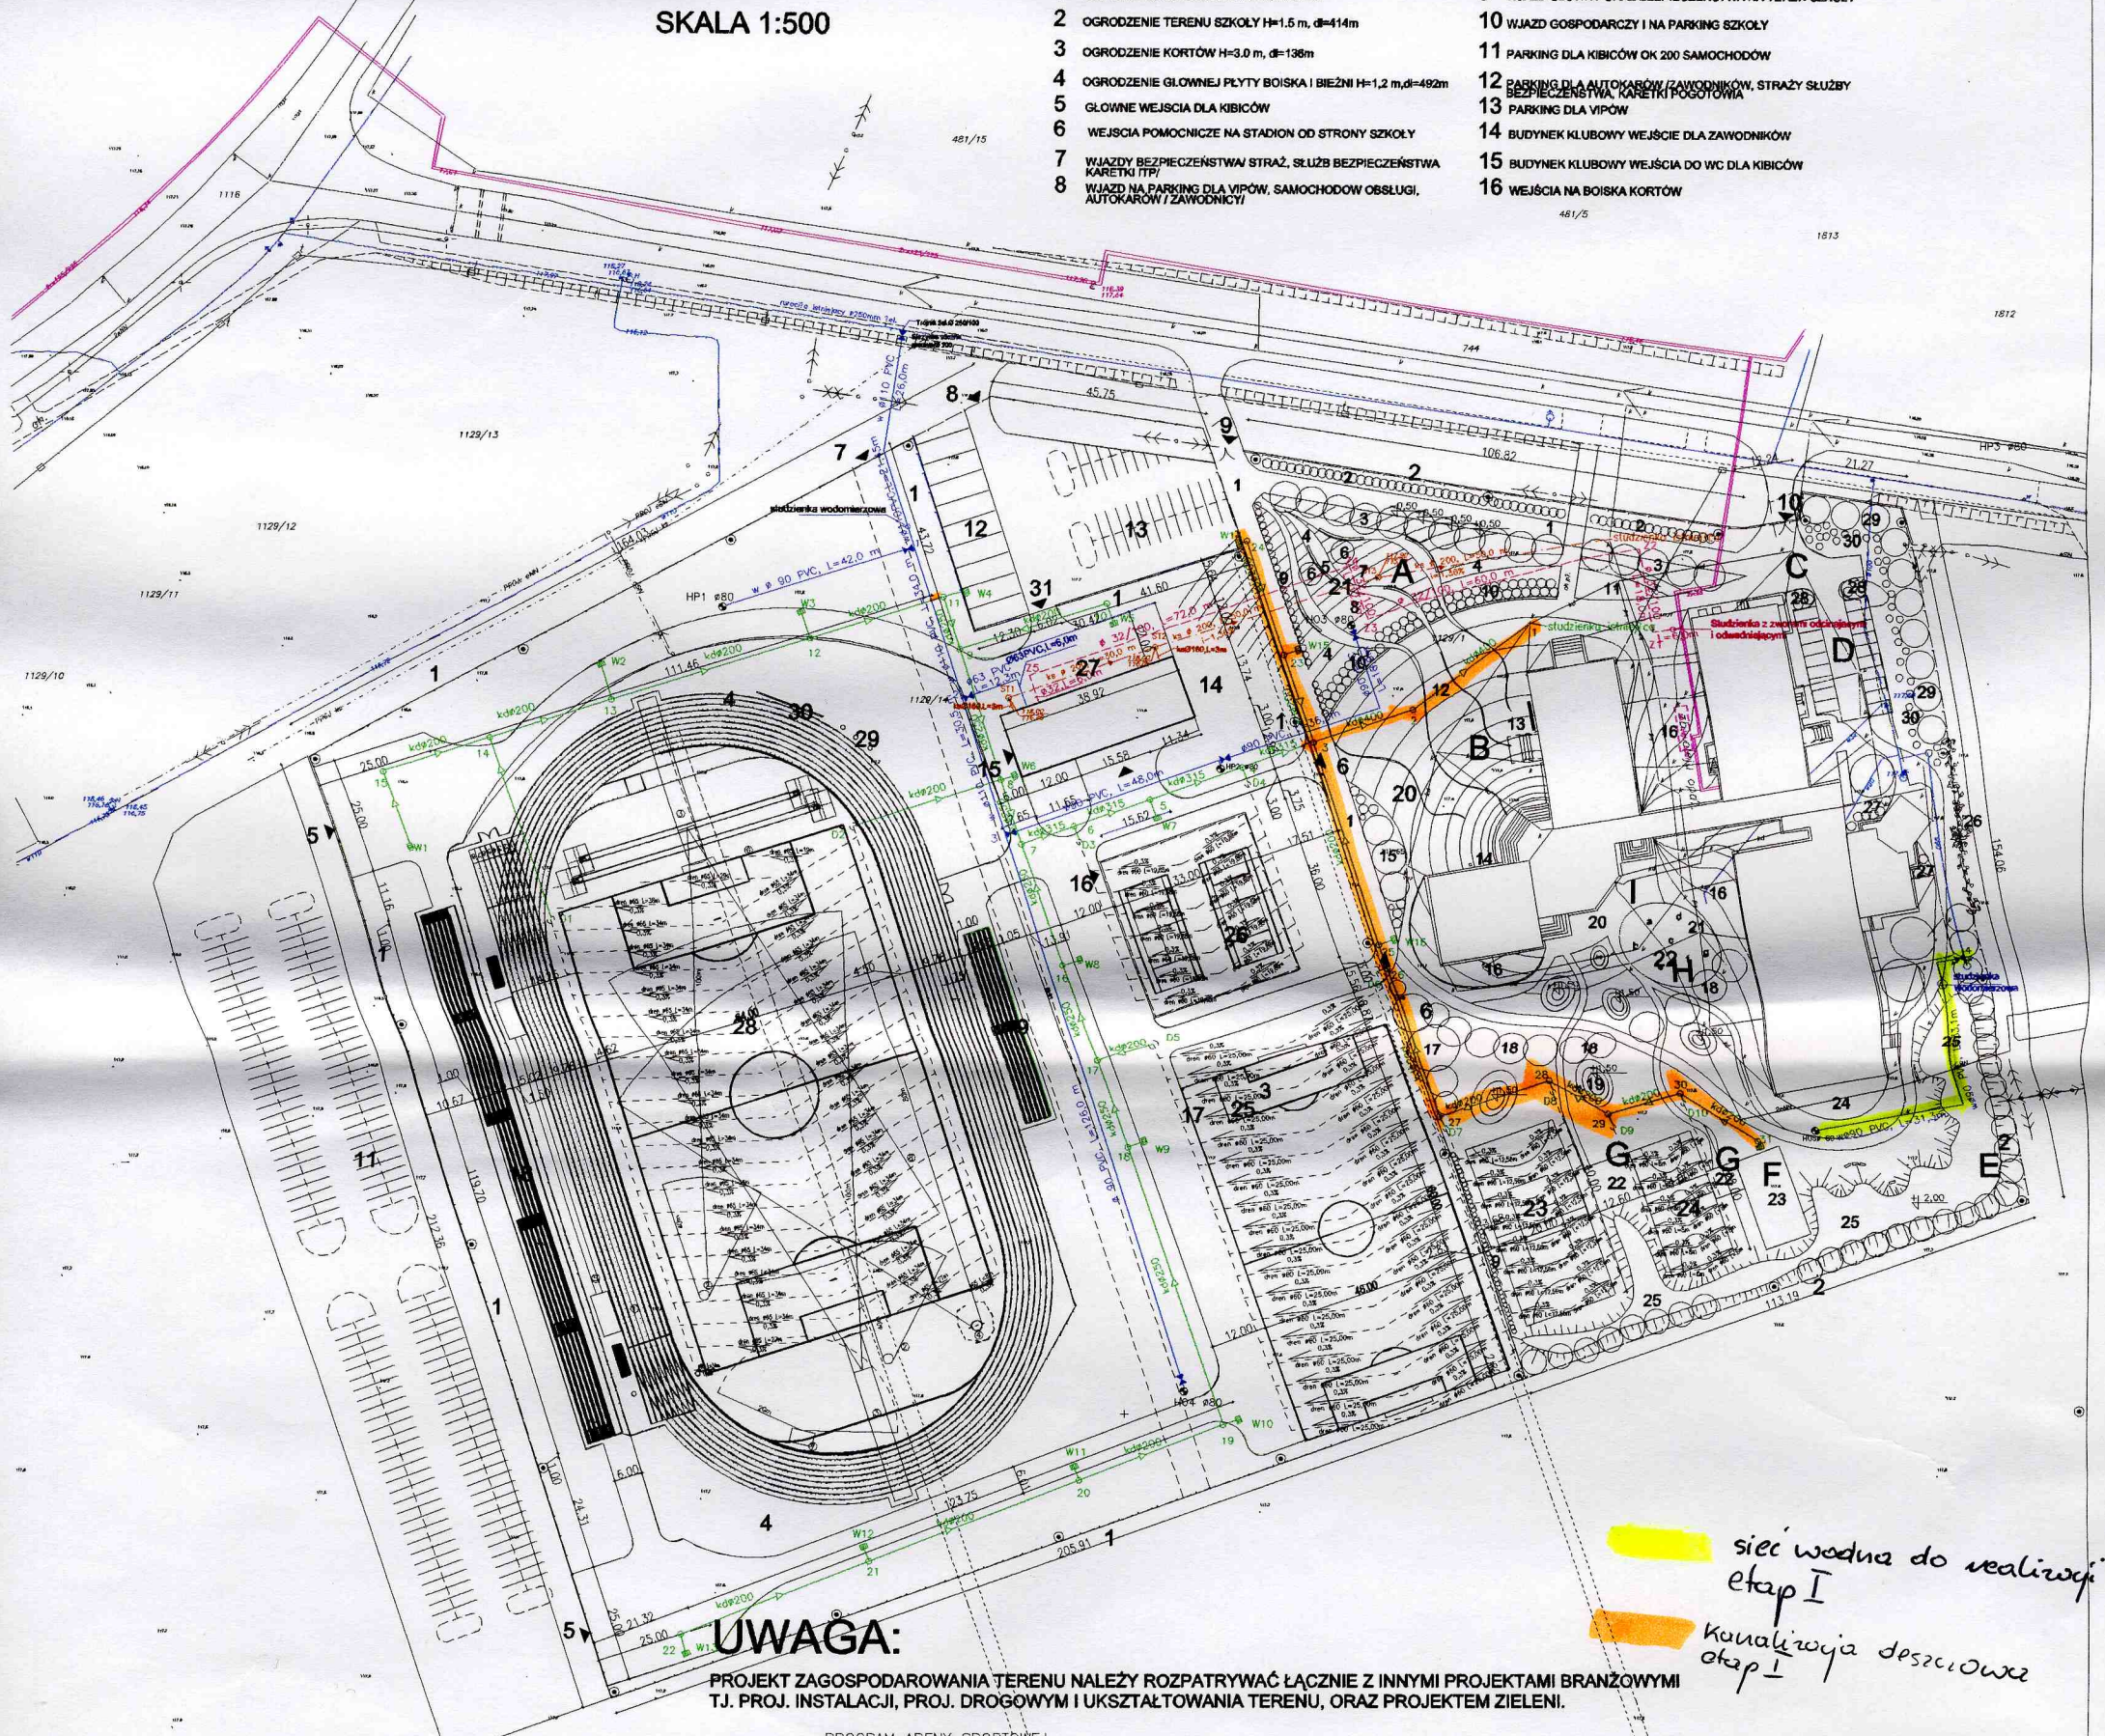

UWAGA:

PROJEKT ZAGOSPODAROWANIA TERENU NALEŻY ROZPATRYWAĆ ŁĄCZNIE Z INNYMI PROJEKTAMI BRANŻOWYMI T.J. PROJ. INSTALACJI, PROJ. DROGOWYM I UKSZTAŁTOWANIA TERENU, ORAZ PROJEKTEM ZIELENI.

PROGRAM ARENY SPORTOWEJ

1. BIEŻNIA OKOŁA ORAZ ROW Z WODĄ
2. KOTŁOWNIA DO POMIARÓW
3. KOTŁOWNIA DO KONTROLI WYCIĘGÓW
4. KOTŁOWNIA DO KONTROLI WYCIĘGÓW I WODY
5. SKOCZNIA DO SKOKU W GÓRĘ I TRÓJSKOKU
6. SKOCZNIA DO SKOKU WODNY
7. SKOCZNIA DO SKOKU WODNY
8. BOISKO DO PIŁKI NOŻNEJ

- 17 DROGI WEWNĘTRZNE
- 18 TRYBUNY GŁÓWNEGO BOISKA
- 19 TRYBUNY VIPÓW, PRASY I TV
- 20 PLAC APELOWY SZKOŁY
- 21 PARK SZKOLNY / PLAC REKREACYJNY
- 22 PLAC REKREACYJNY DLA DZIECI 9-12 LAT
- 23 BOISKO DO PIŁKI RĘCZNEJ I SIATKOWEJ
- 24 BOISKO DO PIŁKI KOSZYKOWEJ

- 25 BOISKO POMOCNICZE DO PIŁKI NOŻNEJ
- 26 BOISKA KORTOWE
- 27 BUDYNEK KLUBOWY WEJŚCIE DLA VIPÓW
- 28 GŁÓWNE BOISKO
- 29 MASZTY DO FLAG
- 30 TABLICE WYNIKÓW
- 31 WEJŚCIE DLA ZAWODNIKÓW I VIPÓW

LEGENDA:

- PROJ. OPRAWA OŚWIETLENIOWA co 10m, 1m od ścieżki nr 1
- PROJEKTOWANE OGRODZENIE STADIONU H=2.5m nr 1
- PROJEKTOWANE OGRODZENIE TERENU SZKOŁY H=1.5m nr 2
- PROJEKTOWANE OGRODZENIE KORTÓW H=3.0m nr 3
- PROJEKTOWANE OGRODZENIE BOISKA H=1.2m nr 4
- ZAKRES OPRACOWANIA
- PROJ. WODOCIĄG
- PROJ. KANALIZACJA DESZCZOWA
- PROJ. KANALIZACJA SANITARNA
- PROJ. SIECI Ciepłota

sieć wodna do realizacji etap I

kanalizacja deszczowa etap I