


# RZUT PIĘTRA

## Skala 1 : 100

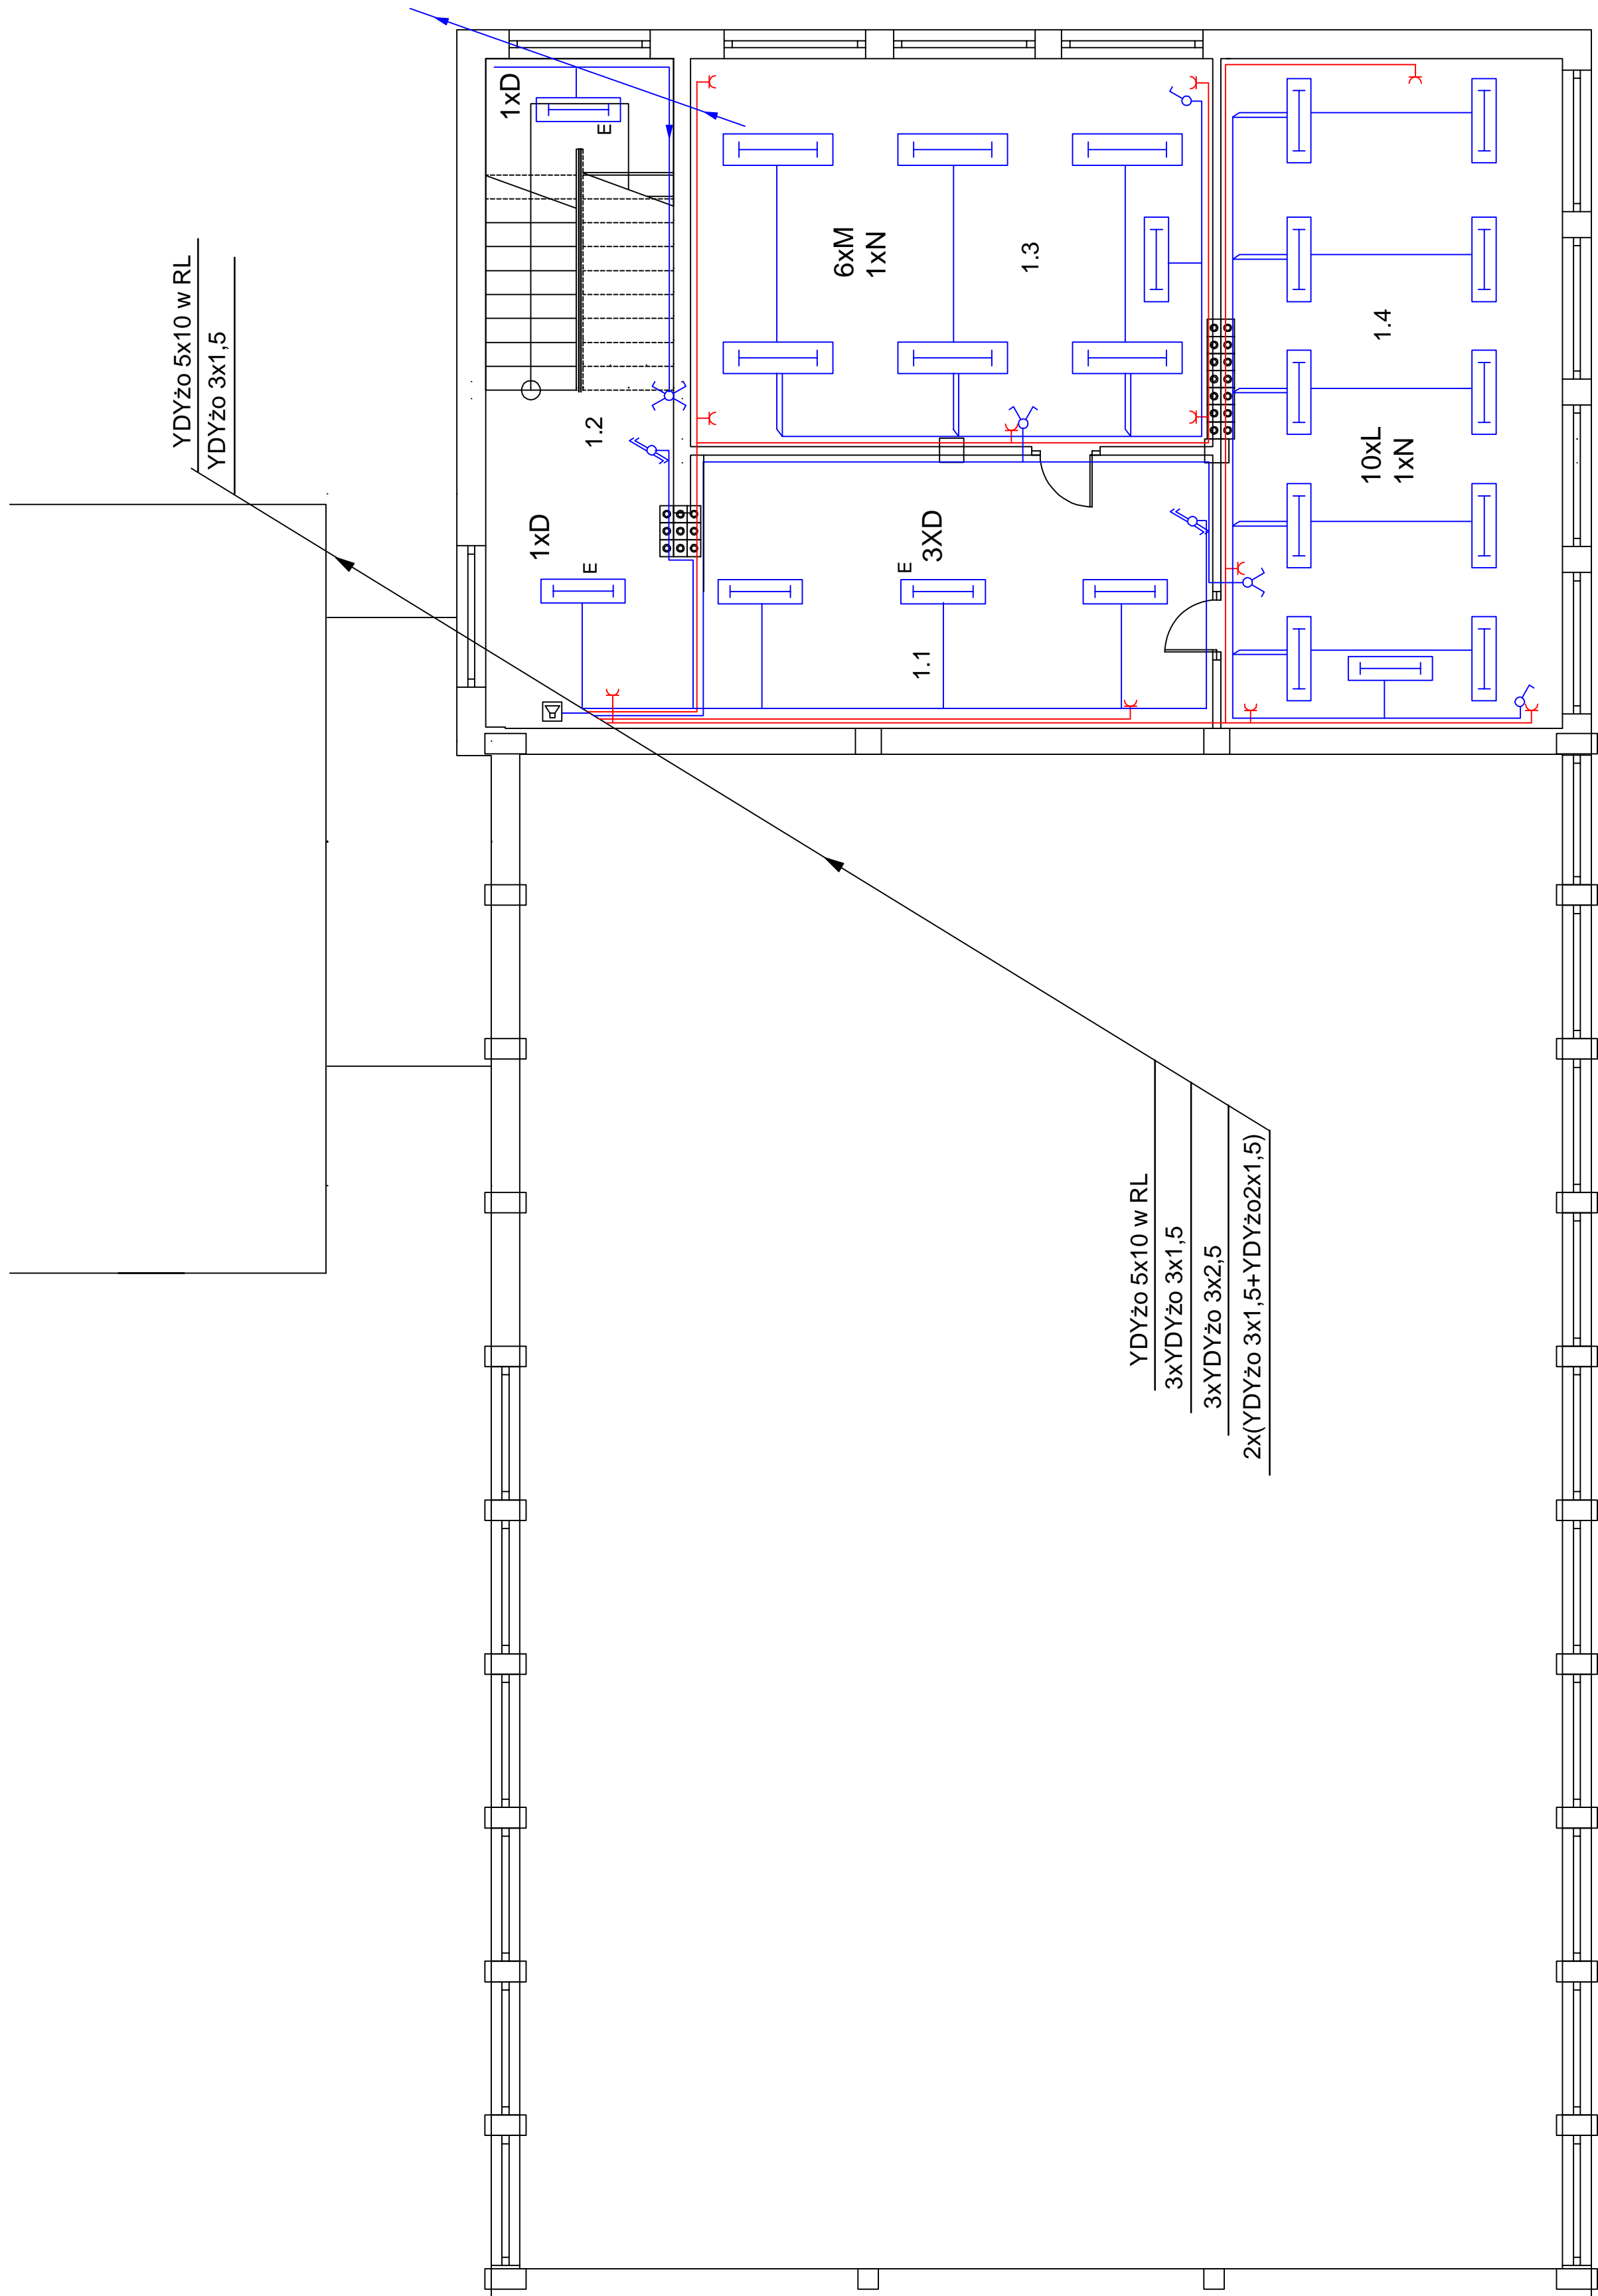

## WYKAZ POMIESZCZEŃ

L.p.	Pomieszczenie
2.1	Korytarz
1.2	Klatka schodowa
1.3	Klasa 1
1.4	Klasa 2

Lp.	Pomieszczenie
A	SR 218 EV/G
B	COI 236
C	SNTX 136 EV/G
D	SNTX 236 EV/G
E	oprawa z inwentarem 2H
EE	AESTENCA
F	Platon PF-100-Sr1-WH
G	Platon PF-100-Sr2-WH
J	RP2x36 PLX
1K	PG250 NH-AL
2K	PG 250 NH
3K	PG 250 NH-AP
L	SD 236 EV/G
M	SD 256 EV/G
N	SR 136-A
O	SR 418 P-A
P	LUNSAUCE 2078 626AT-SEP

- łącznik 1-bieg. p/t
- łącznik 1-bieg. swięcznikowy p/t
- łącznik schodowy 1-bieg. p/t
- łącznik 1-bieg. zwłerny "dwonek" p/t
- **wentylator EDM 200**
- gn. 1-fazowe p/t
- gn. 1-fazowe szczelne p/t
- gn. telefoniczne p/t
- wentylator żłakentowy

- inst. gniazd wtyczkowych 1-faz.
- inst. oświetleniowa
- inst. siłowa

Temat	Investor	Rysunek
-------	----------	---------

Nr str. 12

Nr rysunku

E-2

Sal Gimnastycznej z zapleczem ul. Giszewska 10	stasowa nr 2 im. H. Sienkiewicza	sa - inst. elektryczne wewnętrzne	Data kwiecień 2008
---	----------------------------------	-----------------------------------	-----------------------

**Autorzy**

mgr inż. Piotr Ciotrowski

88/

PROJEKT BUDOWLANY  
Faza  
ELEKTRYCZNA  
Branża

Projekowanie i Usługi Inwestorskie  
mgr inż. Piotr Ciotrowski  
12-200 Pisz  
ul. Czerniewskiego 1/43  
tel./fax (087) 423 00 45