

MAPA DO CELÓW PROJEKTOWYCH






SKALA 1 : 5000

woj. warmińsko - mazurskie
powiat: piski
miasto: Pisz
obsz. Pisz 1

arkusze: 234.112.193.3, 234.112.193.4
Nr. Rob. 14025/51/2008
KERG 16-447/2008

wykonat:

Pisz, dnia 19-06-2008

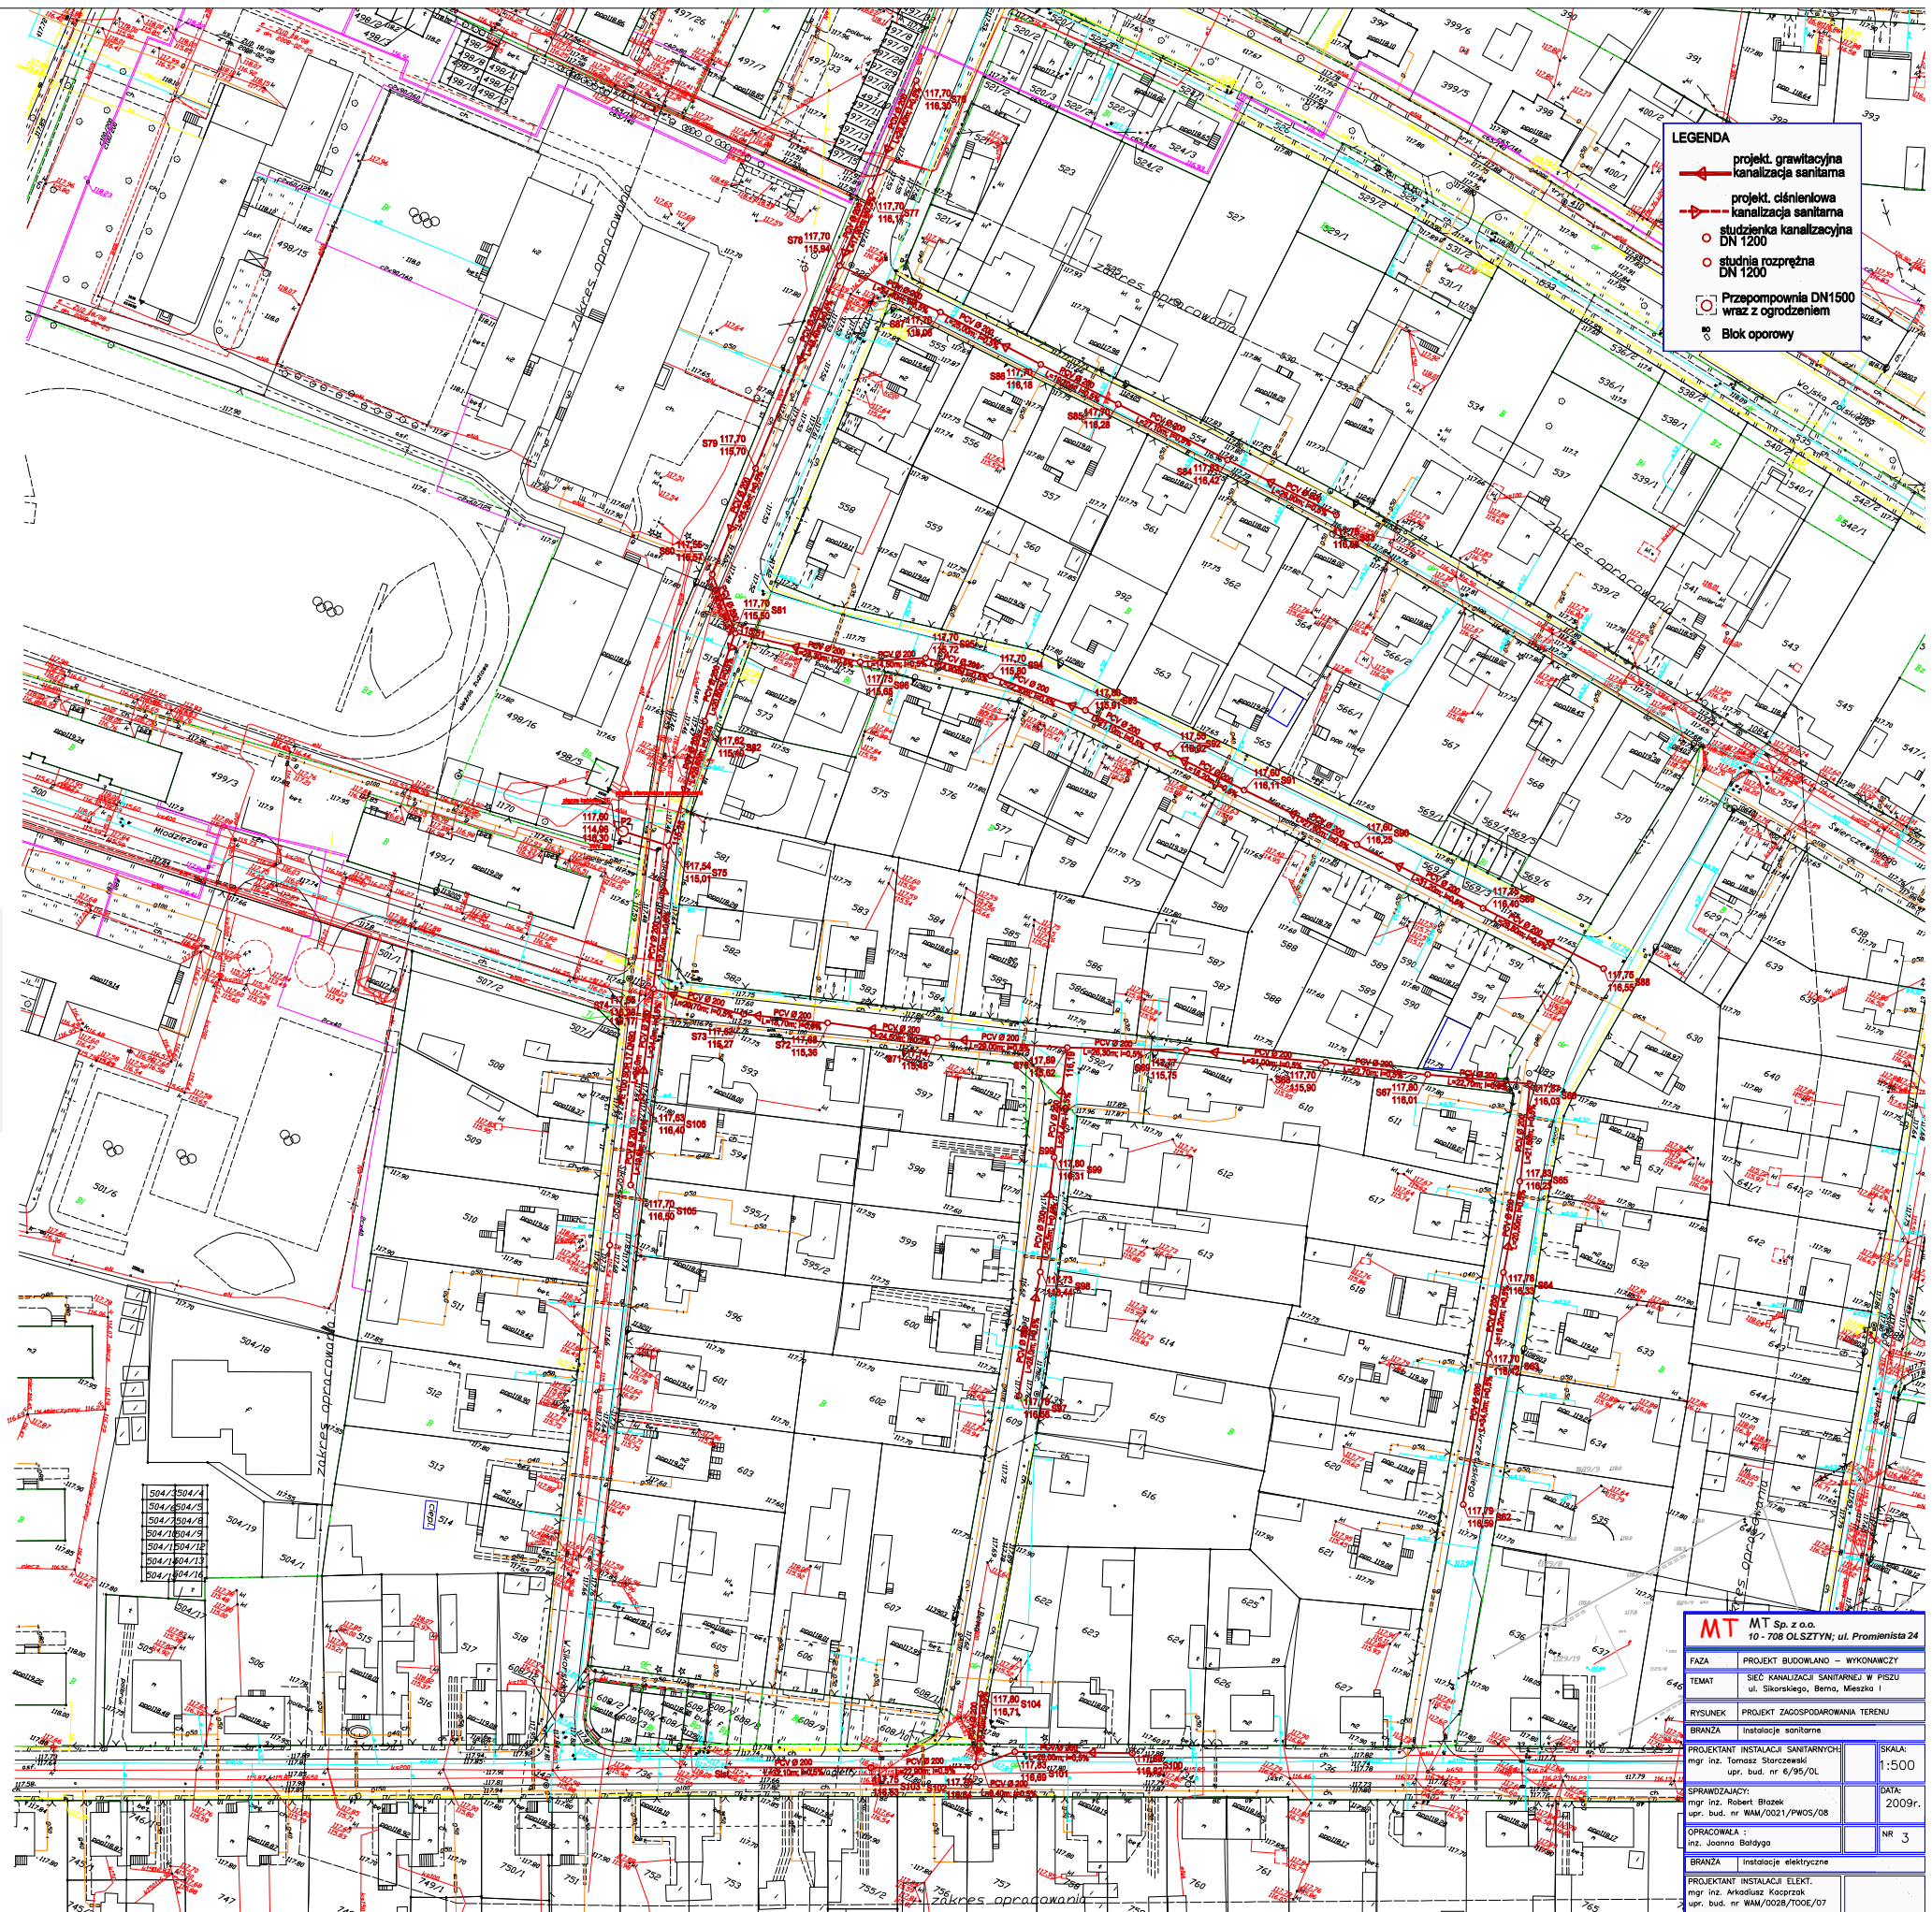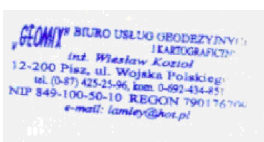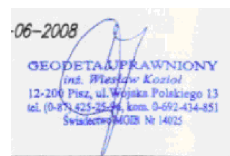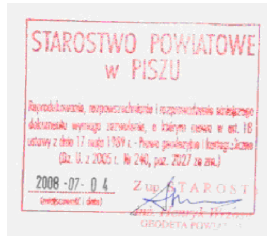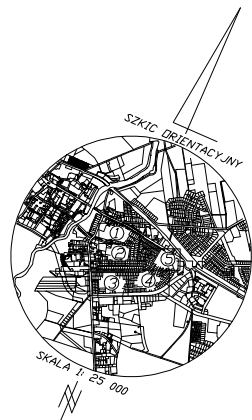

- LEGENDA**
- projekt. grawitacyjna kanalizacja sanitarna
 - projekt. ciśnieniowa kanalizacja sanitarna
 - studzienka kanalizacyjna DN 1200
 - studnia rozprężna DN 1200
 - Przepompownia DN1500 wraz z ogrodzeniem
 - Blok oporowy

MT MT Sp. z o.o. 10 - 708 OLSZTYN; ul. Promienista 24	
FAZA	PROJEKT BUDOWLANI - WYKONAWCZY
TEMAT	SEK KANALIZACJI SANITARNEJ W PISZU ul. Sikorskiego, Bem, Mieszka I
RYSLINEK	PROJEKT ZAOPRODROWADNIENIA TERENU
BRANZA	Instalacje sanitarne
PROJEKTANT INSTALACJI SANITARNYCH:	mgr inż. Tomasz Starczewski
upr. bud. nr 6/95/OL	
SPRACOWAŁO:	mgr inż. Robert Błazek
upr. bud. nr WAM/0021/PWOS/08	
OPRACOWAŁA:	inż. Joanna Balağa
BRANZA	Instalacje elektryczne
PROJEKTANT INSTALACJI ELEKTR.	mgr inż. Arkadiusz Kozłowski
upr. bud. nr WAM/0028/TOOE/07	

SKALA:

1:500

DATA:

2009r.

NR

3