


RZUT PIĘTRA 7

skala 1:50

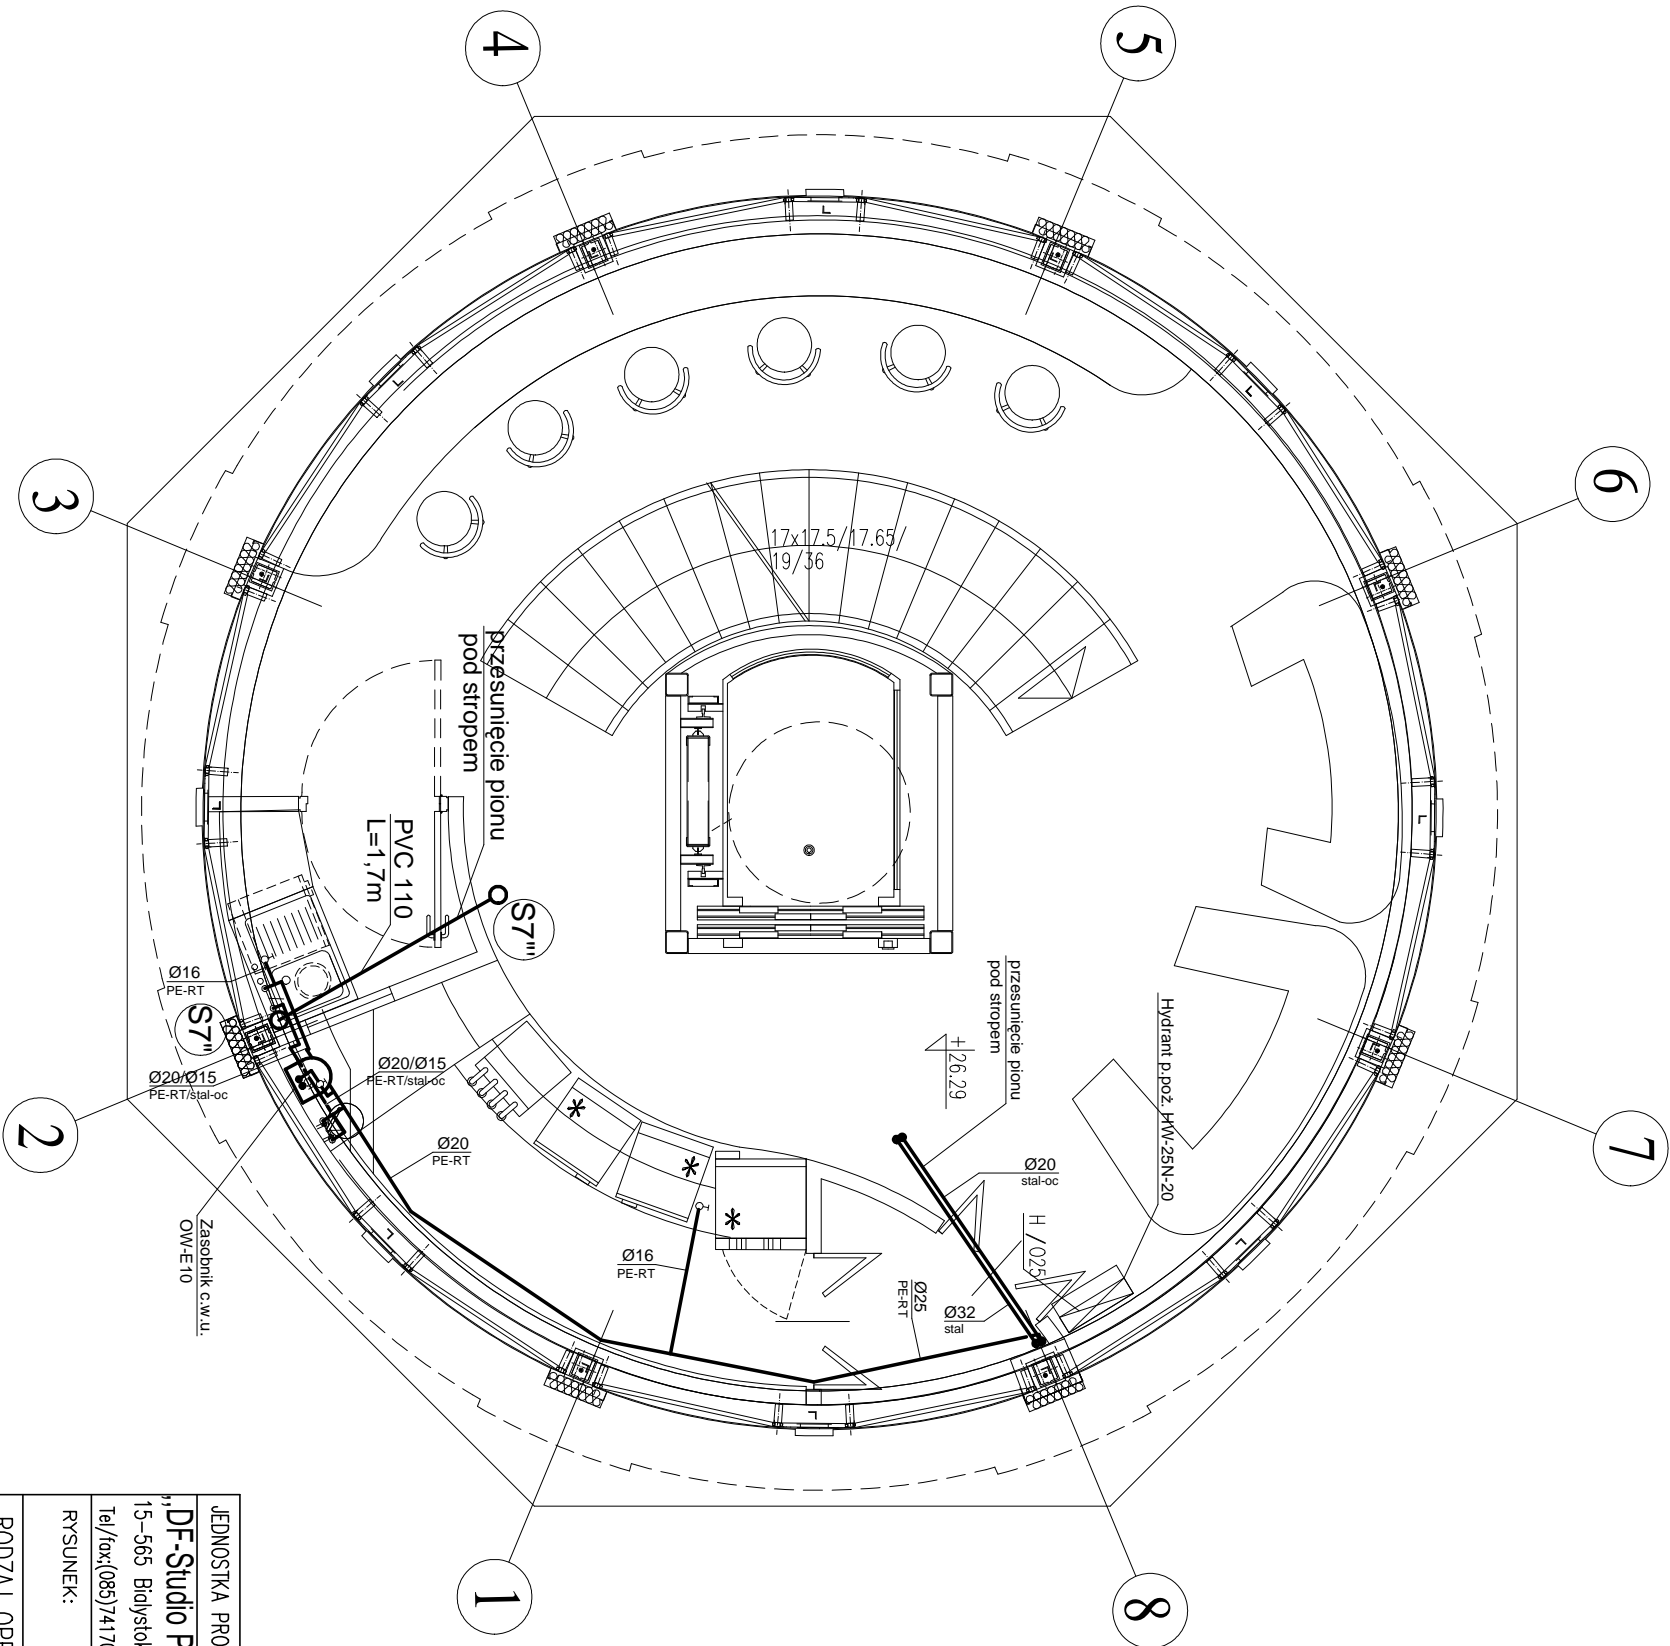

UWAGA:

- piony zimnej wody z rur stalowych ocynkowanych
- przewody rozprawdzające wody zimnej z rur PE-RT/AL/PE-RT systemu uponor
- przewody ciepłej wody z rur stalowych ocynkowanych
- przewody wody zimnej prowadzić w posadzce
- przewody ciepłej wody prowadzić po wierzchu ścian
- piony prowadzić równolegle do ścian zewnętrznych

JEDNOSTKA PROJEKTOWA	NAZWA I ADRES OBIEKTU	INWESTOR	NR RYS.
„DF-Studio Projektowe”s.c.	REMONT, PRZEBUDOWA I ZMIANA SPOSOBU UŻYTKOWANIA BUDYNKU Z WODOCIĄGOWEJ WIEŻY CIEŃNIENIA TARAS WIDOKOWY Z KAWIARNIA przy UL.GDANSKIEJ 11 W PIŚSZU. DZ. NR GEOD. 323/2	GINIA PIŚZ 12-200 PIŚZ. ul.GIŻEWIUSZA 5	13
15–565 Budynek,Dojłidy Fabryczne 23			
Tel./fax:(085)7417091			
RYSUNEK: RZUT PIĘTRA 7 – inst. wod.–kan.			SKALA : 1:50
RODZAJ OPRACOWANIA: Projekt budowlany			
BRANŻA SANITARNA	PROJEKTANT	NR UPR.PROJ.	Podpis
Projektant	inż. Ciutczyk Krzysztof	PDL/0036/P00S/06	
Sprawdzący	mgr inż. Wojtek Perkowski	PDL/0044/PWOS/04	
Opracował	mgr inż. Maciej Wendtowicz	-----	
DATA: 26–lut–2010			