


RZUT PIĘTRA 8
skala 1:50

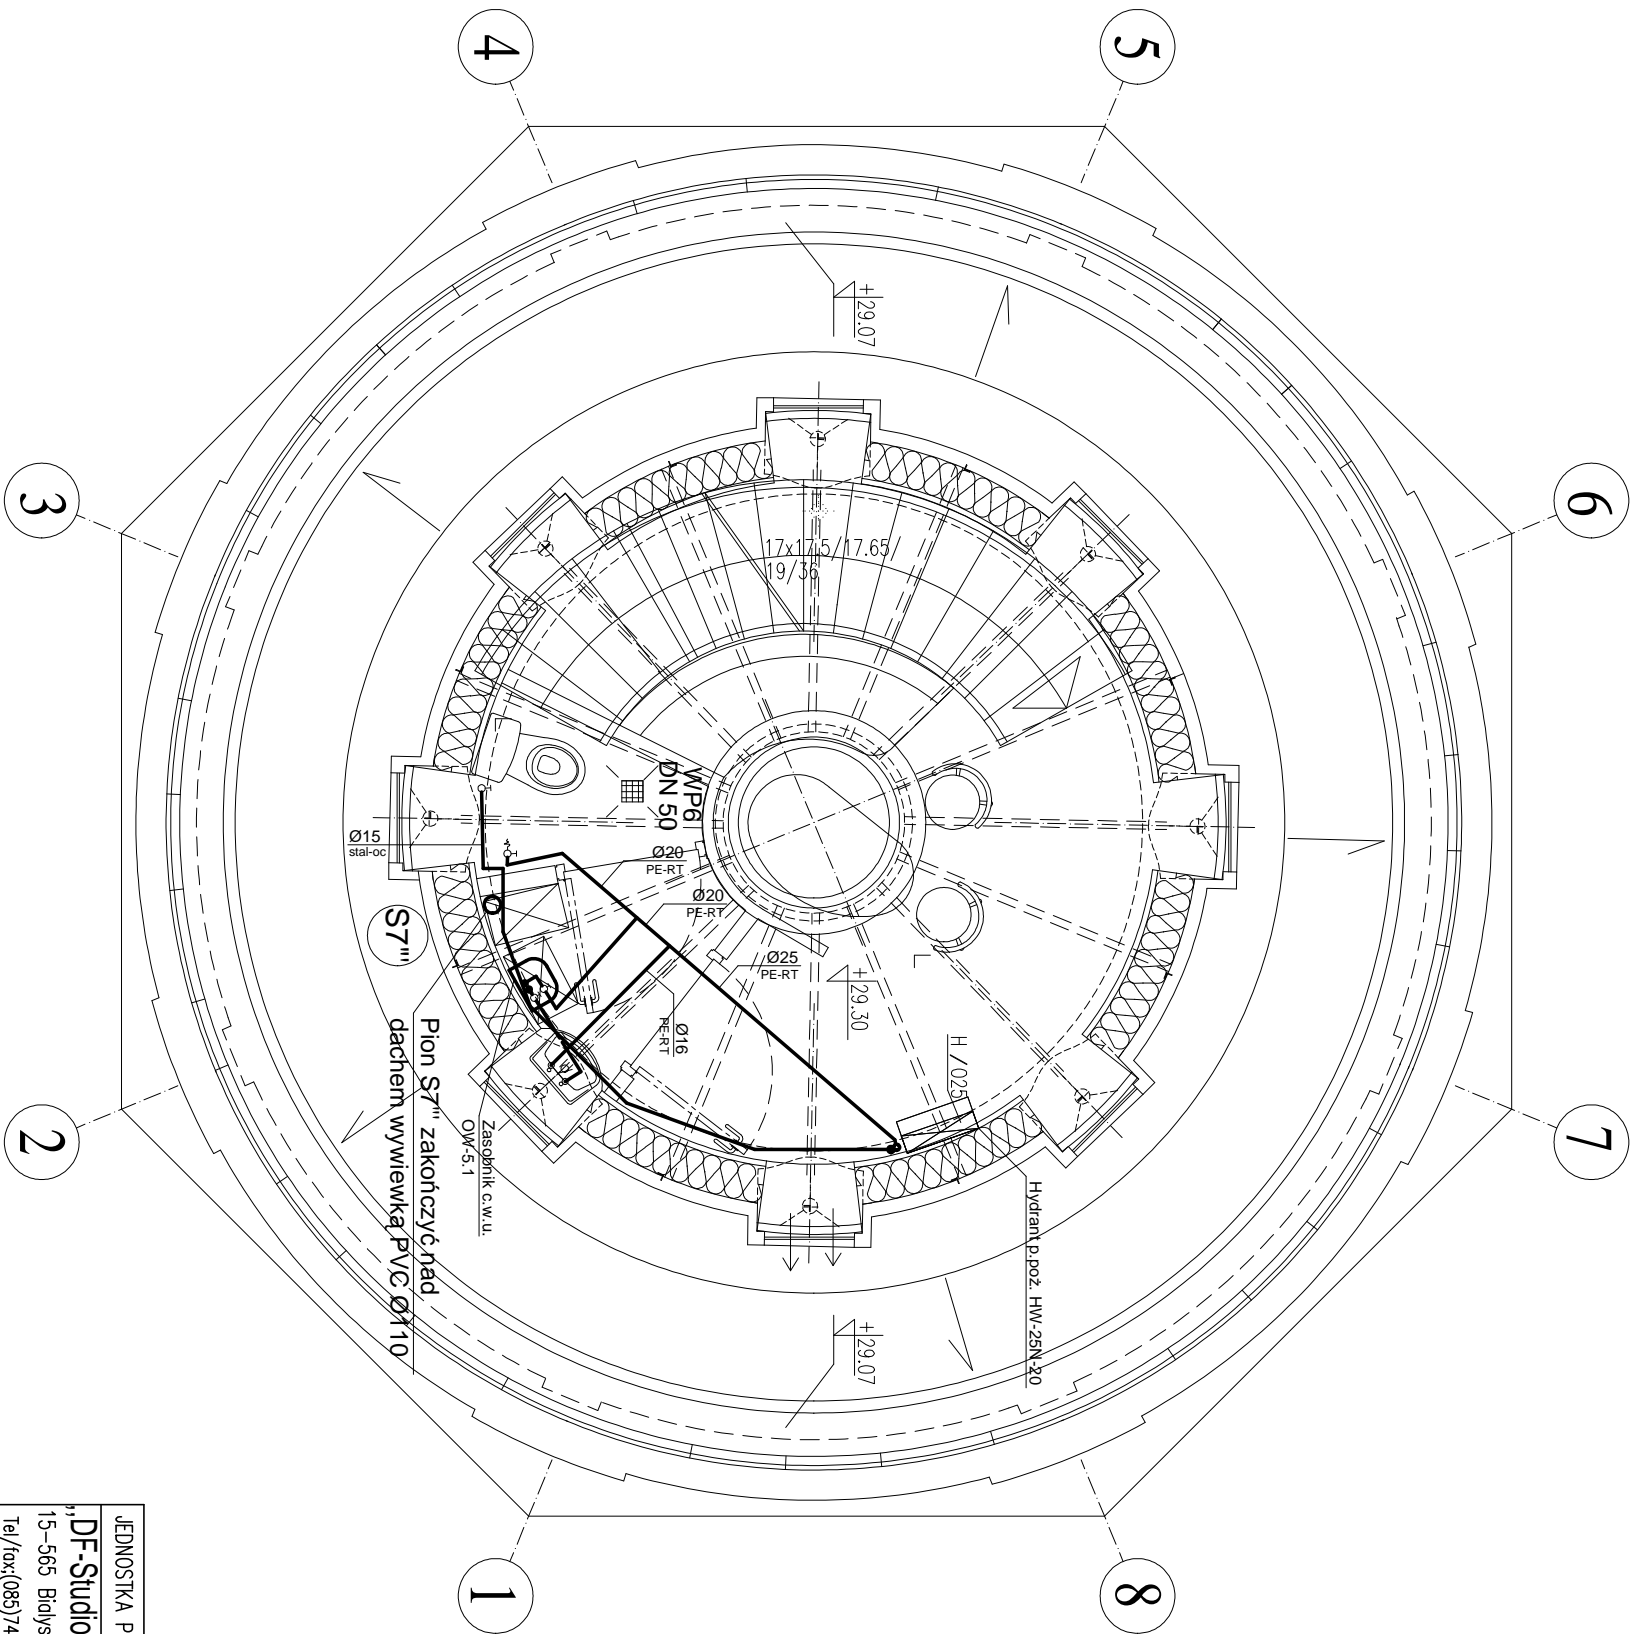

- UWAGA:
- piony zimnej wody z rur stalowych ocynkowanych
 - przewody rozprowadzające wody zimnej z rur PE-RT/AL/PE-RT systemu uponor
 - przewody ciepłej wody z rur stalowych ocynkowanych
 - przewody wody zimnej prowadzić w posadzce
 - przewody ciepłej wody prowadzić po wierzchu ścian
 - piony prowadzić równolegle do ścian zewnętrznych
 - przewód z pionu p.poż. do miski ustępowej z rur stalowych ocynkowanych, prowadzić po wierzchu ścian

JEDNOSTKA PROJEKTOWA		NAZWA I ADRES OBIEKTU		INWESTOR		NR RYS.
„DF-Studio Projektowe”s.c. 15–565 Bydgoszcz,Dojłidy Fabryczne 23 Tel./fax:(055)7417091		REMONT, PRZEBUDOWA, ROZBUDOWA I ZMIANA SPOSOBU UŻYTKOWANIA BUDYNKU Z WODOCIĄGOWEJ WIEŻY CIEŃNIENIA TARAS WIDOKOWY Z KAWIARNIA przy UL.GDANSKIEJ 11 W PIŚSZU. DZ. NR GEOD. 323/2		GMINA PIŚZ 12-200 PIŚZ. ul.GIŻEWIUSZA 5		14
RYSUNEK:		RZUT PIĘTRA 8 – inst. wod.–kan.				SKALA : 1:50
RODZAJ OPRACOWANIA: Projekt budowlany						
BRANŻA SANITARNA		PROJEKTANT		NR UPR.PROJ.		Podpis
Projektant		inż. Ciąnczyk Krzysztof		PDL/0036/P00S/06		
Sprawdzający		mgr inż. Wojtek Perkowski		PDL/0044/PWOS/04		
Opracował		mgr inż. Maciej Wendtłowicz		-----		
DATA:						26–luty–2010