


RZUT PIĘTRA 4

skala 1:50

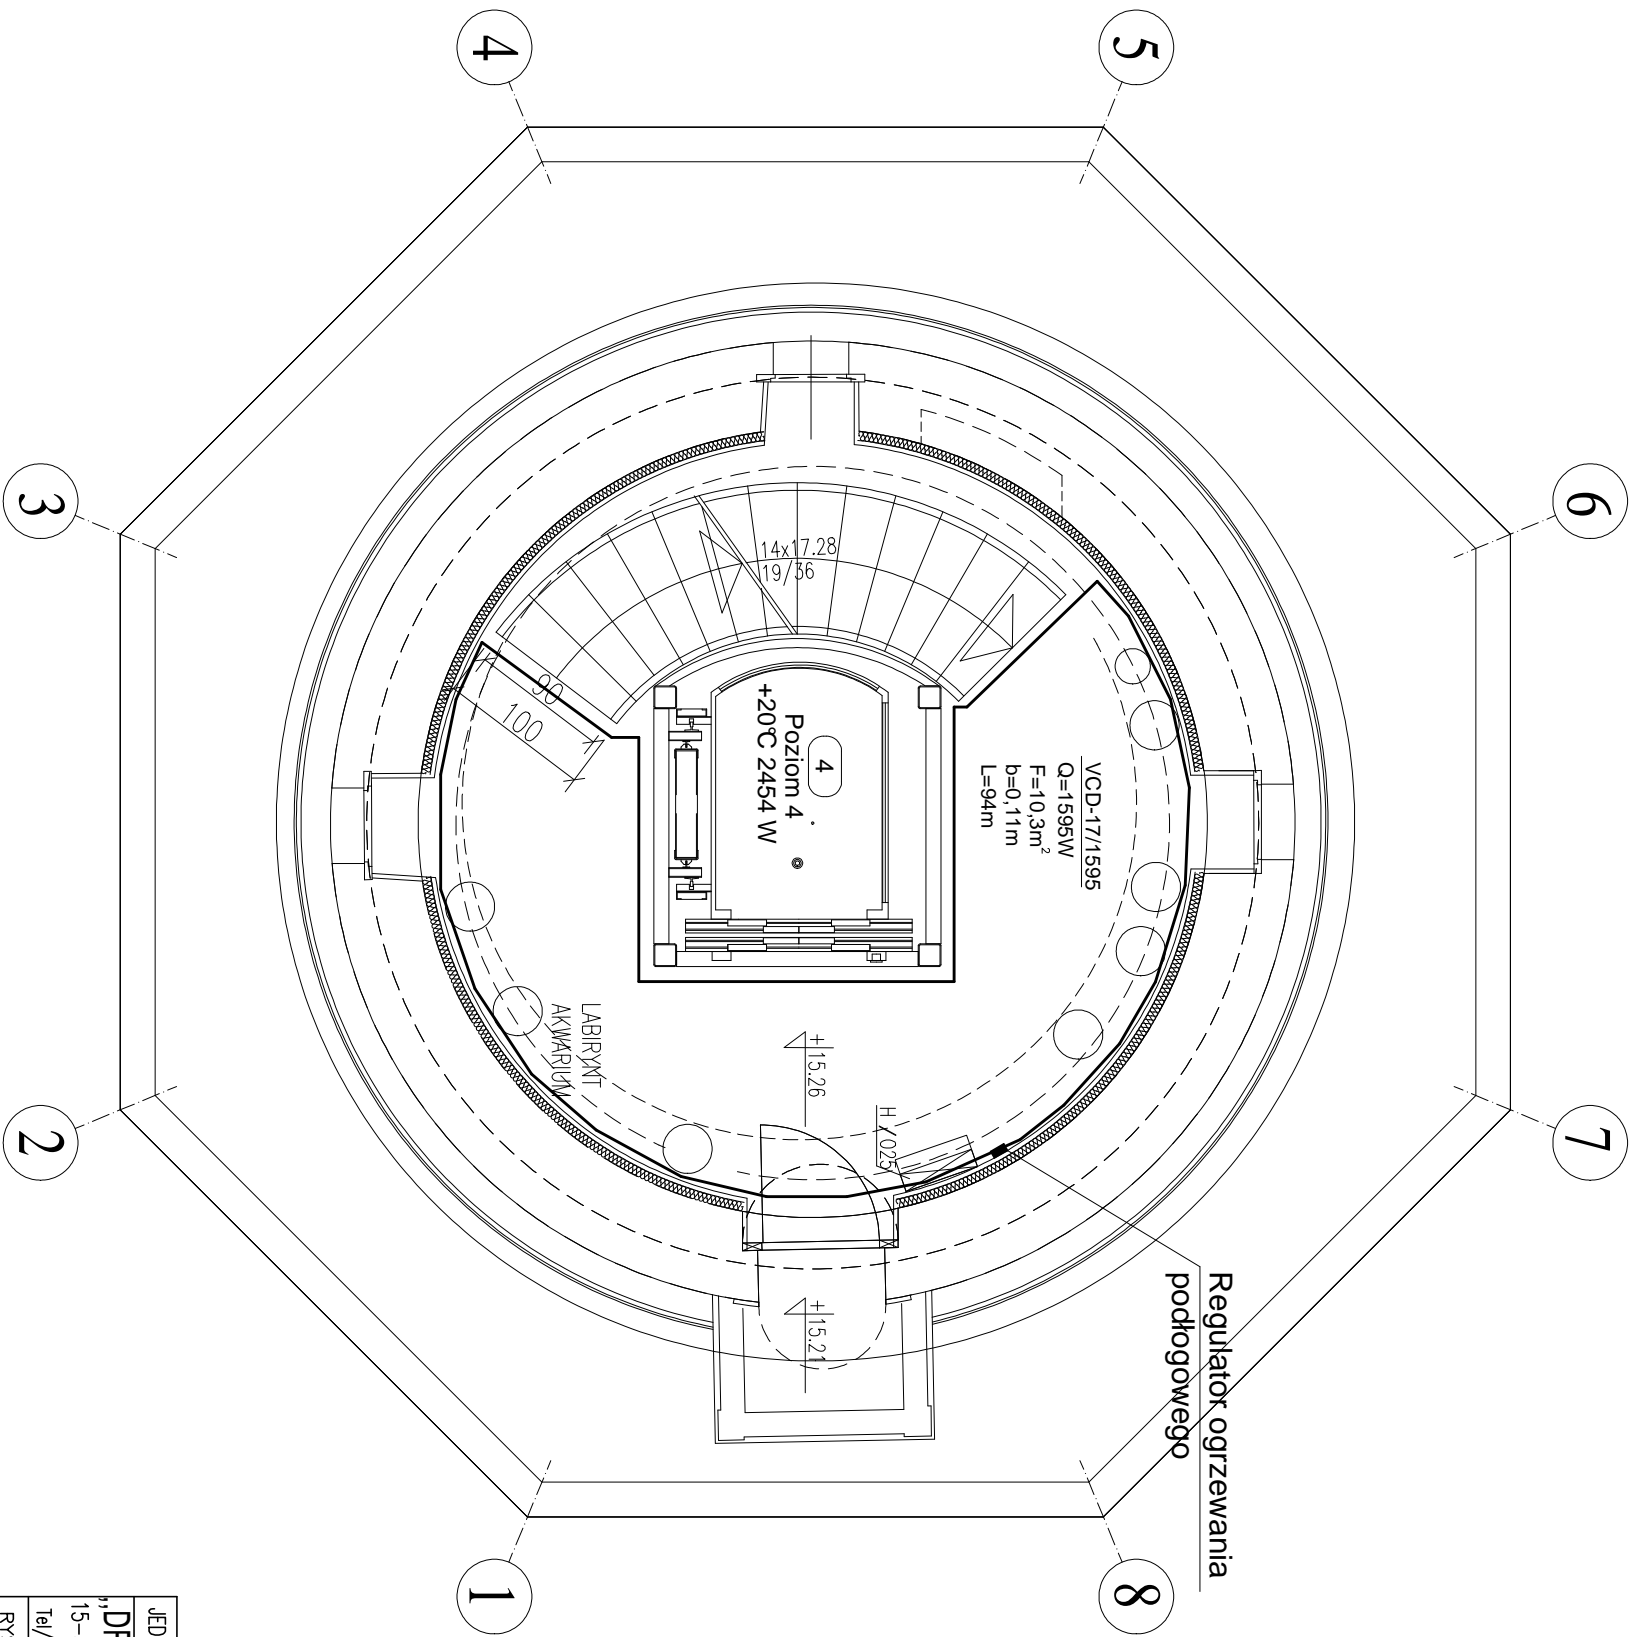

JEDNOSTKA PROJEKTOWA	NAZWA I ADRES OBIEKTU	INWESTOR	NR RYS.
„DF-Studio Projektowe” s.c. 15-565 Białystok, Dojłydy Fabryczne 23 Tel/fax:(085)7417091	REMONT, PRZEBUDOWA, ROZBUDOWA I ZMIANA SPOSOBU UŻYTKOWANIA BUDYNKU Z WODOCIĄGOWEJ WIEŻY CISNIENIA NA TARAS WIDOKOWY Z KAWIARNIĄ przy UL. GDĄŃSKIEJ 11 W PIŚZU, DZ. NR GEOD. 323/2	GINIA PIŚZ 12-200 PIŚZ. ul. GIEZEWUSZA 5	22
RYSUNEK:	RZUT PIĘTRA 4 – inst. C.O.		
RODZAJ OPRACOWANIA: Projekt budowlany			SKALA : 1:50
BRANŻA SANITARNA	PROJEKTANT	NR UPR.PROJ.	DATA: 26-luty-2010
Projektant	inż. Ciuńczyk Krzysztof	PDL/0036/P00S/06	
Sprawdzający	mgr inż. Wojtek Perkowski	PDL/0044/PWOS/04	
Opracował	mgr inż. Maciej Wendtowicz	-----	